

二日市小学校教室棟改築給排水衛生設備工事

[illegible]

付近見取図



工事場所:筑紫野市二日市西二丁目2番1号

凡 例

記 号	名 称	仕 様	記 号	名 称	記 号	名 称	仕 様
----	給水管	〔屋内一般, 屋内露出, 屋外露出〕 水道用硬質塩化ビニルライニング鋼管 (VB) JWWA K 116	⊗	給水栓	— $\times$ GV	仕切弁	
		〔屋内地中, 地下ビット〕 水道用硬質塩化ビニルライニング鋼管 (VD) JWWA K 116	⊕	混合栓	— $\times$ BV	バタフライ弁	
----	屋外給水管	〔地中配管〕 水道用耐衝撃性硬質ポリ塩化ビニル管 (HIVP) JWWA K 118	⊗	シャワー水栓	— $\times$ BGV	逆止弁付伸縮ボール式止水栓	
—C—	污水管	〔一般配管用〕 排水・通気用耐火二層管(VP) 【国土交通大臣認定品】	⊙	洗浄弁	⊙A	吸排気弁	
—	雑排水管	〔ビット配管用〕 硬質ポリ塩化ビニル管 (VP) JIS K 6741	⊗	散水栓			
-----	通気管	〔地中配管用〕 硬質ポリ塩化ビニル管 (VP) JIS K 6741	—⊗	流しトラップ	— $\sim$ FJ	フレキシブルジョイント	ペローズ形
—	屋外排水管	硬質ポリ塩化ビニル管 (VU) JIS K 6741	—⊕	床上掃除口	⊕	滴水継手	
— I —	給湯管	ステンレス鋼管					
— X —	屋内消火栓配管	〔一般配管, 屋外露出〕 配管用炭素鋼鋼管(白) JIS G 3452	--- ∇ ASH	通気金物	○	小口径インパート樹	管径(φ)×樹径(φ)×深さ(H)
		〔地中配管用, ビット配管用〕 消火用硬質塩化ビニル外面被覆鋼管 (SGP-VS)			●	標示ピン	鉄製
— G —	都市ガス管(一般用)	ガス会社規定による。			□	標示杭	コンクリート製
— AG —	都市ガス管(空調用)	ガス会社規定による。					

《 注 記 》

- ・通気管の位置は、外壁の窓、外気取り入れ口等から0.6m以上立ち上げるか、水平に3.0m以上離す事。
- ・防火区画貫通部の配管はモルタルにて埋戻し、保温材は貫通部前後1.0mをロックウールとする。
- ・排水通気用耐火二層管が区画を貫通する場合には、国土交通大臣認定に記載されている構造方法等により施工すること。
参考認定番号 壁 PS060WL-0919-2 参考認定番号 床 PS060FL-0920-2 参考認定番号 乾式壁 PS060WL-0312
- ・給湯管の保温材はJISA9504のロックウール又はグラスウールの保温筒とし、呼び径が32未満の配管の保温材厚さは30mm以上とする。
- ・排水管の管径・勾配は国土交通省大臣官房官庁営繕部設備・環境課監修「建築設備設計基準」令和6年版の排水負荷単位法による。

樹 表

※ 樹サイズは参考値とし、深さは地盤面(海拔m)からの深さとする。

番号	名 称	サイ ズ	地盤面	蓋	備 考	区間勾配
E1	トラップ付き 小口径インパート樹	150φ×200φ× 1,080H	36.01	化粧蓋	UTWK	1.5/100
E2	小口径インパート樹	150φ×200φ× 1,100H	36.00	化粧蓋	90Y	1.5/100
E3	小口径インパート樹	150φ×200φ× 790H	35.58	化粧蓋	90Y	1.5/100
E4	小口径インパート樹	150φ×200φ× 770H	35.51	化粧蓋	90Y	1.5/100
E5	小口径インパート樹	150φ×200φ× 760H	35.45	化粧蓋	90Y	1.5/100
E6	小口径インパート樹	150φ×200φ× 720H	35.38	化粧蓋	90Y	1.5/100
E7	小口径インパート樹	150φ×200φ× 650H	35.25	化粧蓋	90L	1.5/100
E8	小口径インパート樹	150φ×200φ× 670H	35.22	化粧蓋	90L	1.5/100
E9	小口径インパート樹	150φ×200φ× IN 410H OUT 1,700H	35.20	ミカゲ蓋	ST	1.5/100
E10	既設小口径インパート樹	150φ×200φ× 1,740H	35.19	—	—	1.5/100
W1	小口径インパート樹	150φ×200φ× 580H	36.00	化粧蓋	90L	1.5/100
W2	小口径インパート樹	150φ×200φ× 410H	35.71	化粧蓋	90Y	1.5/100
W3	小口径インパート樹	150φ×200φ× 400H	35.55	化粧蓋	90Y	1.5/100
W4	トラップ付き 小口径インパート樹	150φ×200φ× 620H	35.51	化粧蓋	UT	1.5/100
W5	小口径インパート樹	150φ×200φ× 650H	35.51	化粧蓋	90Y	1.5/100
W6	小口径インパート樹	150φ×200φ× 690H	35.51	化粧蓋	90Y	1.5/100
W7	小口径インパート樹	150φ×200φ× 710H	35.51	化粧蓋	90Y	1.5/100
W8	小口径インパート樹	150φ×200φ× 750H	35.51	化粧蓋	90Y	1.5/100
W9	小口径インパート樹	150φ×200φ× 850H	35.50	保護錆鉄蓋	90L	1.5/100
W10	小口径インパート樹	150φ×200φ× 910H	35.50	保護錆鉄蓋	90L	1.5/100
W11	小口径インパート樹	150φ×200φ× 1,000H	35.50	保護錆鉄蓋	90Y	
仮1	小口径インパート樹	150φ×200φ× 900H	35.50	保護錆鉄蓋	90L	既存勾配
仮2	小口径インパート樹	150φ×200φ× 910H	35.50	保護錆鉄蓋	90L	既存勾配
仮3	小口径インパート樹	150φ×200φ× 950H	35.50	保護錆鉄蓋	ST	既存勾配
W11	小口径インパート樹	150φ×200φ× 1,000H	35.50	保護錆鉄蓋	90Y	
G1	トラップ付き 小口径インパート樹	100φ×150φ× 450H	35.64	ミカゲ蓋	UTK	2.0/100
G2	小口径インパート樹	100φ×150φ× IN 400H OUT 1,400H	35.46	化粧蓋	DR	2.0/100
G3	小口径インパート樹	150φ×200φ× 1,430H	35.46	化粧蓋	90Y	

※保護錆鉄蓋・化粧蓋は内蓋付きとする。仮1・仮2・仮3の保護錆鉄蓋は次期工事で移設を行う。

《 注 記 》

・通気管の位置は、外壁の窓、外気取り入れ口等から0.6m以上立ち上げるか、水平に3.0m以上離す事。

・防火区画貫通部の配管はモルタルにて埋戻し、保温材は貫通部前後1.0mをロックウールとする。

・排水通気用耐火二層管が区画を貫通する場合には、国土交通大臣認定に記載されている構造方法等により施工すること。


参考認定番号 壁 PS060WL-0919-2 参考認定番号 床 PS060FL-0920-2 参考認定番号 乾式壁 PS060WL-0312

・給湯管の保温材はJISA9504のロックウール又はグラスウールの保温筒とし、呼び径が32未満の配管の保温材厚さは30mm以上とする。

・排水管の管径・勾配は国土交通省大臣官房官庁営繕部設備・環境課監修「建築設備設計基準」令和6年版の排水負荷単位法による。

本工事建物を示す

既存建物を示す

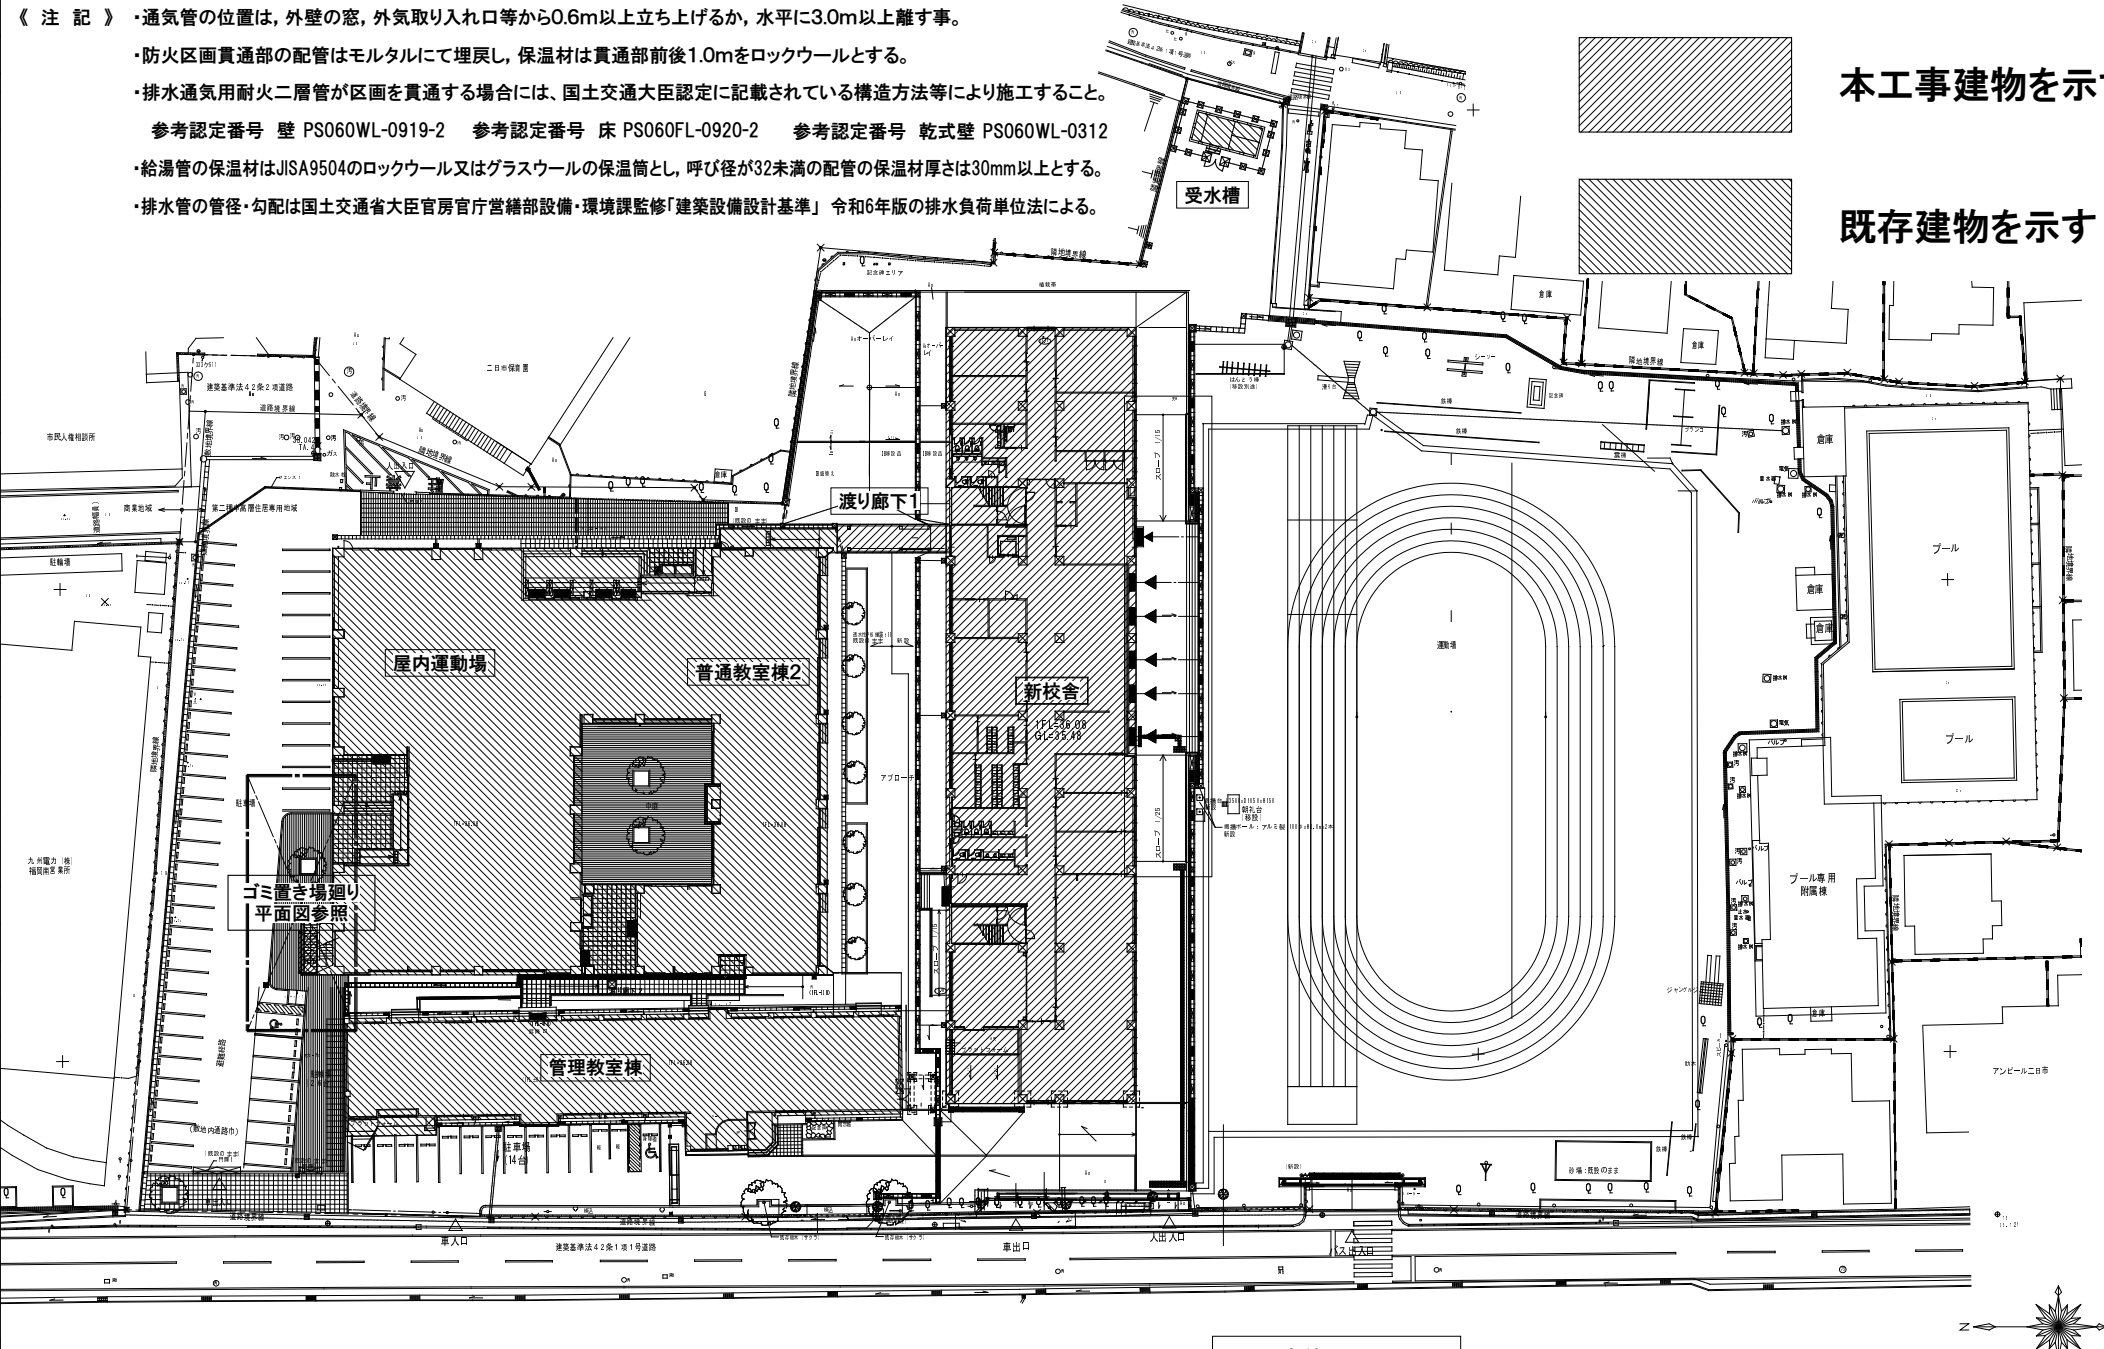

全体配置図

株式会社教育施設研究所

二日市小学校教室棟改築給排水衛生設備工事

福岡


全体配置図・凡例・樹表

1級建築士第226208号 山内 英樹

DATE
R7・12・

DRAWING NO.
P 3

SCALE
A-1 : 1/400
A-3 : 1/800

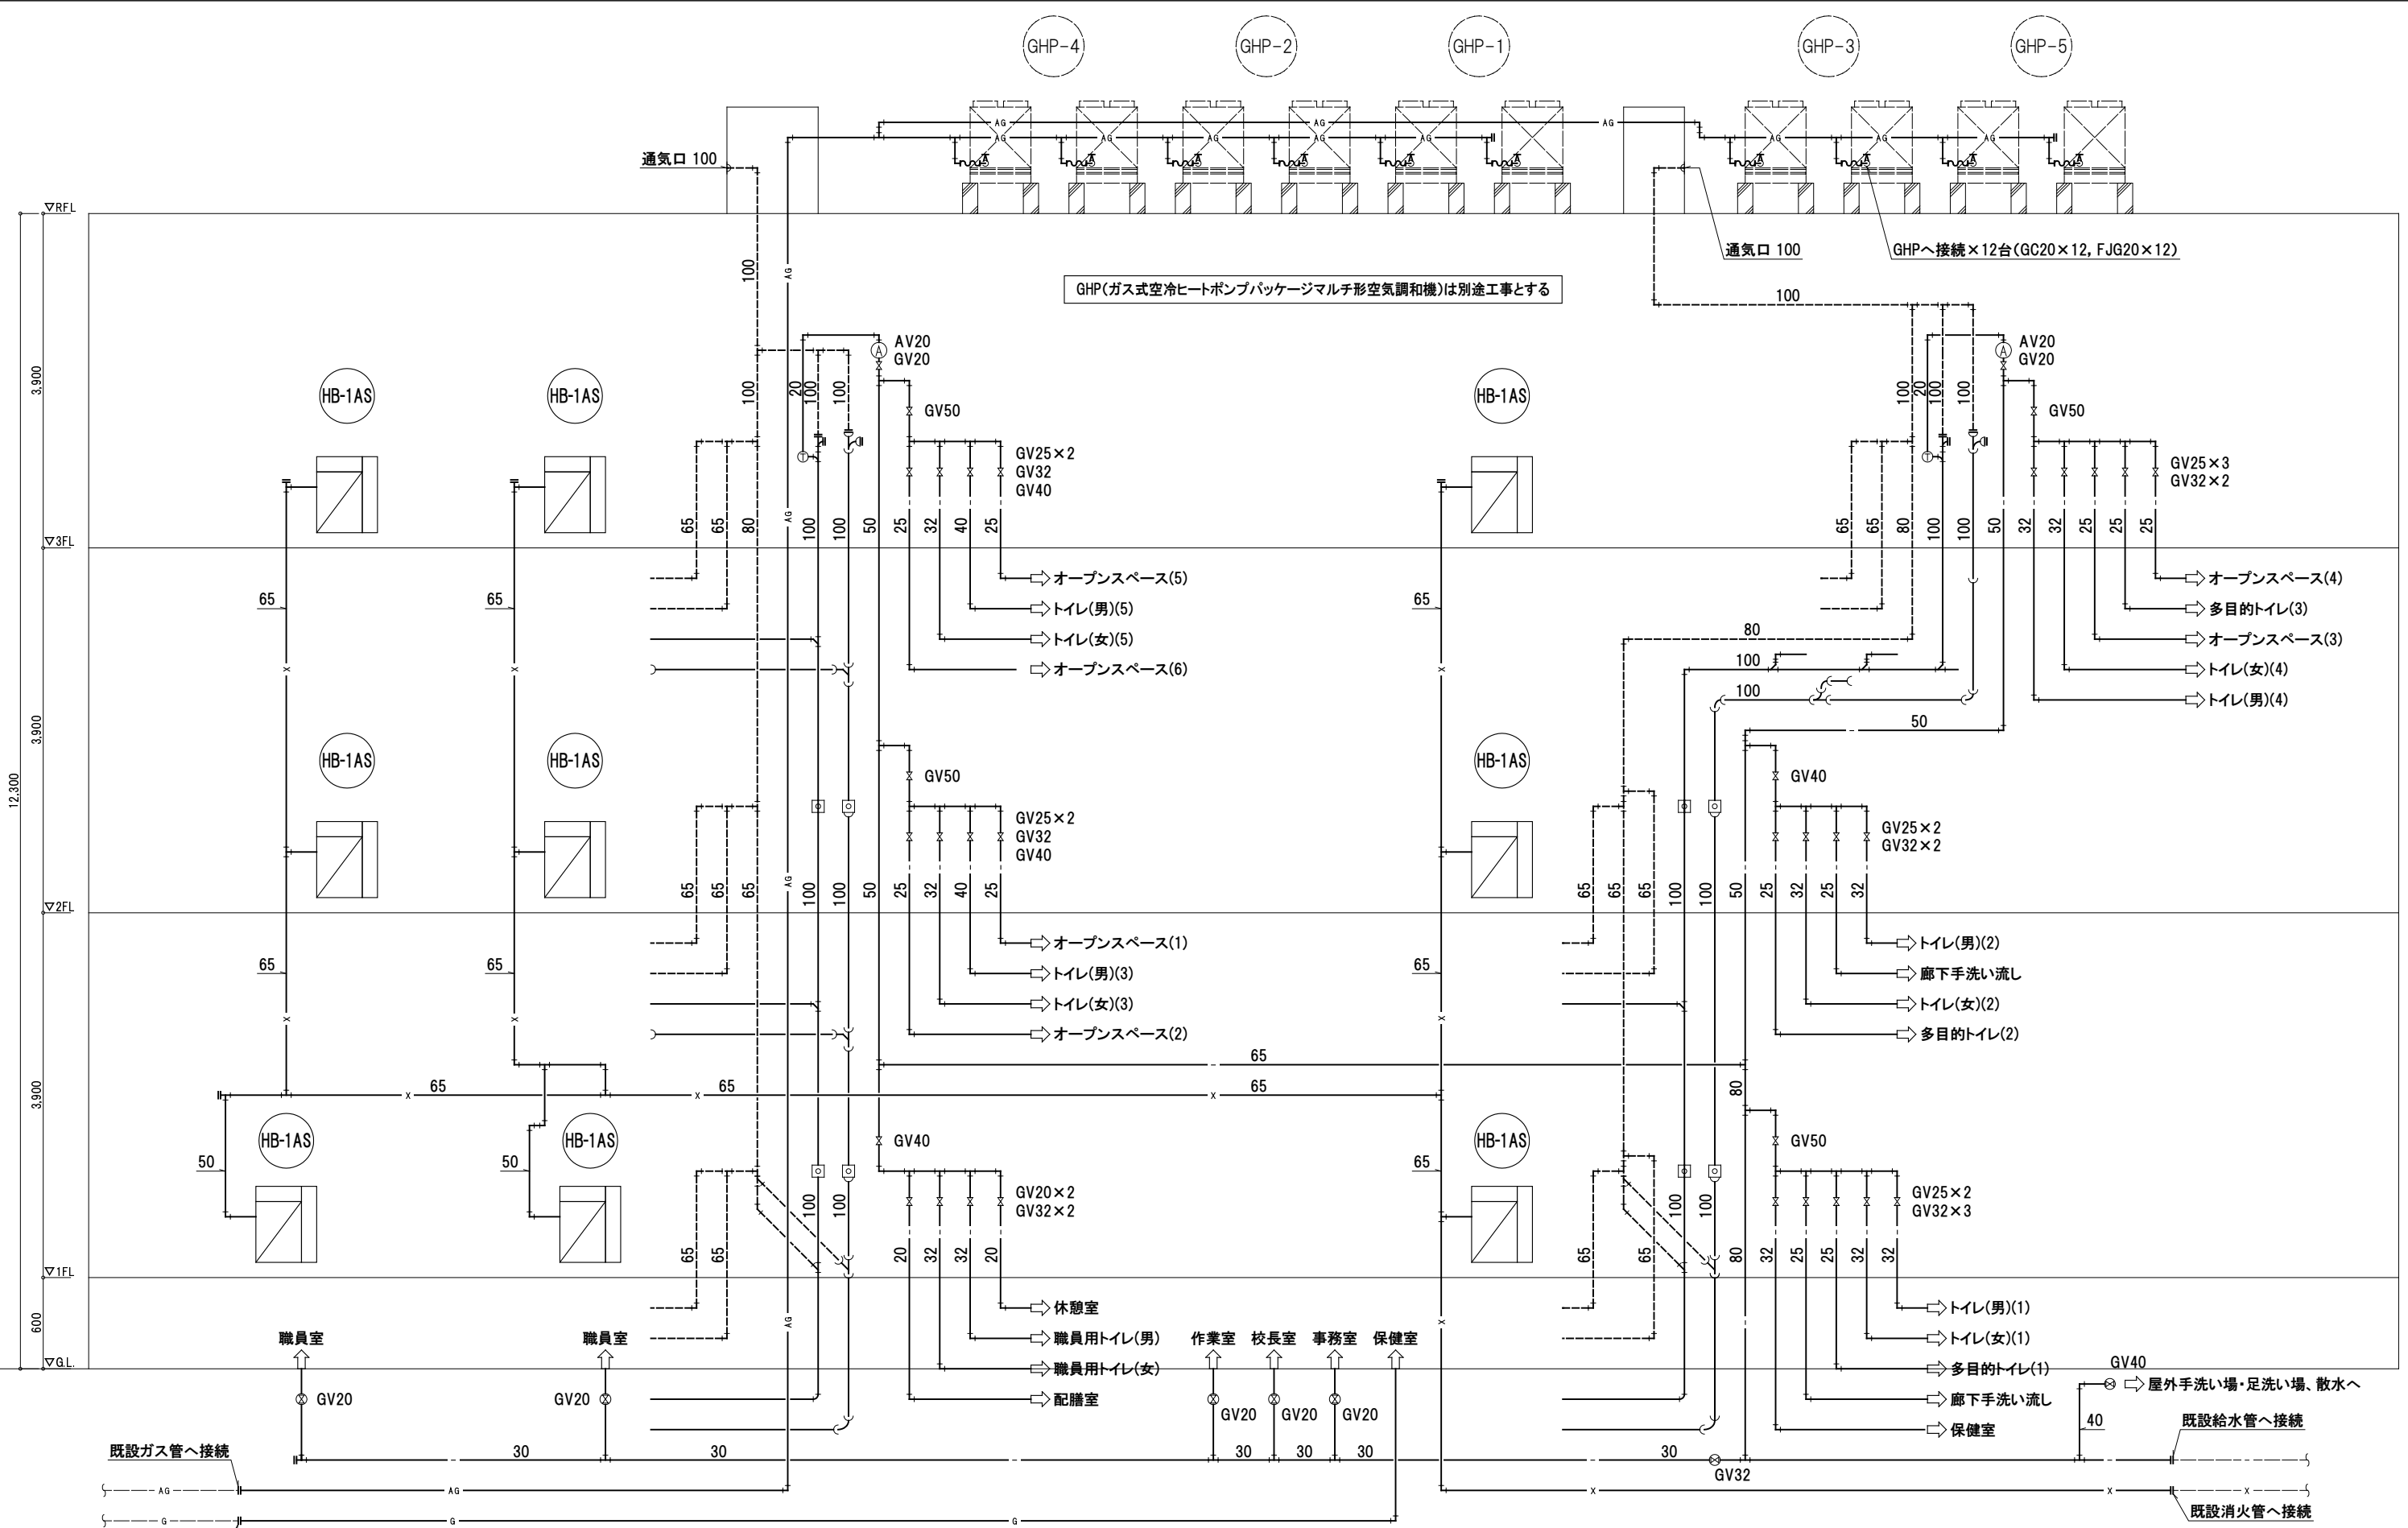

凡 例	
-----	防火区画・防火上主要な間仕切壁
●	耐火処理を行う個所を示す

1級建築士第226208号 山内 英樹

株式会社教育施設研究所		二日市小学校教室棟改築給排水衛生設備工事		DATE R7・12・
ARCHITECT & OFFICE BRANCH/APP. BY	CHD. BY	DRAWN BY	DRAWING TITLE	SCALE
福岡			系統図	A-1 : N.S. A-3 : N.S.
				DRAWING NO. P 4

機 器 表								
※ 電気容量は参考値及び機器品番は参考品番とする。								
記 号	名 称	設置場所	台数	機器形式	機 器 仕 様	容 量	相-電圧	備 考
PD - 1	雨水用水中ポンプ	雨水槽	1組	自動交互運転形	50φ × 150 L/min × 6 mH × 2 台	0.4 kW	1-100	50DN6.4S
					付属品： ガイドパイプ式着脱装置, 屋内壁掛形制御盤(外部警報端子付き)			
					フロートスイッチ×3個, 水中ケーブル10m/台 その他一式			
HB - 1AS	屋内消火栓箱	1階	3	埋込形	易操作性1号消火栓			
		2階	3	消火器箱併設形	付属品： アングル弁40A, ホース30A×30m, ノズル30A(開閉装置付), ホース収納装置 その他一式			
		3階	3	総合形				
		合計	9					
WHG - 1	ガス瞬間湯沸器	1階屋外	1	屋外壁掛形	給湯能力 24号(13A用) ガス消費量 45.0 kW	48 W	1-100	リモコンケーブル用
	(1階保健室用)			潜熱回収形	付属品： メインリモコン, リモコンケーブル, その他付属品一式			配管は電気工事
WHE - 1	電気温水器	1階職員室	1	据置形	雑湯専用 貯湯量 ： 25 L	2.0 kW	1-200	REW25C2BK型
		1階事務室	1		週間タイマー その他各種機能及び各種安全システム付			
		合計	2		付属品： 膨張水排出装置ブローキャッチャー 耐震用脚 その他一式			






※ 給湯器の構造方法(転倒防止対策)については告示1447号の基準に適合させる事。

設備機器の性能項目及び定義一覧(省エネ法)			
種 別	設備機器等	性能項目	定 義
給 湯	ガス給湯機	・定格加熱能力 ・定格消費電力 ・定格燃料消費量	JIS S 2109
給 湯	貯湯式 電気温水器	・定格加熱能力 ・定格消費電力	JIS C 9219


器 具 表																																																			
名 称	品 番	付 属 品	1 階												2 階												3 階						屋 外				合 計														
			職員用トイレ(女)	職員用トイレ(男)	職員更衣室(女)	職員更衣室(男)	配膳室	職員室	校長室	事務室	保健室	廊下(2)手洗場	トイレ(男)(1)	トイレ(女)(1)	多目的トイレ(1)			トイレ(男)(2)	トイレ(女)(2)	多目的トイレ(2)	廊下(2)手洗場	トイレ(男)(3)	トイレ(女)(3)	オープンスペース(1)	オープンスペース(2)			トイレ(男)(4)	トイレ(女)(4)	多目的トイレ(3)	オープンスペース(3)	オープンスペース(4)	トイレ(男)(5)	トイレ(女)(5)	オープンスペース(5)	オープンスペース(6)				手洗い・足洗い場(東)	手洗い・足洗い場(西)			ゴミ置き場							
壁掛フラッシュタンク式大便器	UAXC3C2A	TCF5831AUR(温水洗浄便座:タッチスイッチ・擬音装置付), TH484V3(アングル止水栓)	3	2						1																																								6	
壁掛フラッシュタンク式大便器	UAXC3C2A	TCF5841AUPR(温水洗浄便座:タッチスイッチ・温風乾燥・着座センサー自動洗浄機能付) TH484V3(アングル止水栓)											1						1										1																				3		
壁掛フラッシュタンク式大便器	UAXC3C21AA	TCF116(暖房便座)										2	3				2	3			3	5						2	5				3	5																33	
柵付二連紙巻器	YH702	(ワンハンドカット機能・柵板SUS製・本体樹脂製)	3	2						1		2	3	1			2	3	1		3	5						2	5	1			3	5																42	
壁掛小便器	UFS900R	低リップタイプ, 自動洗浄(AC100)		2								3					4				5						4					5																	23		
アンダーカウンター式洗面器	L531	TLE28SA1A(自動水栓・AC100), TLK05202J(水石けん入れ), TLDP2201JA, TL516GLR	3	2								2	2				2	2			3	4						2	4			3	4																33		
壁掛洗面器	L210C	TLE28SA1A(自動水栓・AC100), TLDP2201JA, TL250D			1	1	1			1																																							4		
洗面化粧台	LDSA050AAGYC1A	(自動水栓・AC100)						2		1																																								3	
壁掛洗面器	L270CM	TLE33SB4A(自動水栓・サーモ・AC100), TLK05202J(水石けん入れ), TLDP2201JA, TL220D								1																																							1		
壁掛洗面器	L270CM	TLE28SA1A(自動水栓・AC100), TLK05202J(水石けん入れ), TLDP2201JA, TL220D												1					1											1																			3		
埋込手洗器	LSE570APS	(自動水栓・AC100)											1					1												1																			3		
掃除用流し(ストラップ)	SK22A	T23AEQ20C , T37SGEP , TN114 , T9R , TK22, HH04060×2	1	1								1					1											1	1																					6	
掃除用流し(Ptrapp)	SK22A	T23AEQ20C , T37PGEP , TN114 , T9R , TK22, HH04060×2					1						1					1			1	1										1	1																7		
洗濯機パン	PWP800N2W	PJ2008NW(横引き排水トラップ)								1																																							1		
全身鏡	YM510	300×1500			1	1																																												2	
トイレ用擬音装置	YES400DR,KS-623	校内保管場所より移設を行う。作動に必要な単三電池4本/台は本工事とする。										2	3				2	3			3	5						2	5				3	5															33		
シングルレバー混合栓	TKS05301J						(1)		(1)	(1)																																							(3)		
立水栓	T136SUNR13V1C	レバー式									6									6			6	6					6	6			6	6															48		
横水栓	T200BSQ13C	レバー式																																															8		
カップリング付き横水栓	T28AUNH13																																																1	1	
洗濯機用横水栓(緊急止水弁付)	TW11R									1																																							1		
水栓柱(樹脂製)	70×70×1200L	13mm塩ビ管入り																																																1	1
洗面台	別途建築工事	水栓・排水トラップの器具接続は本工事							(1)																																									(1)	
シャワーユニット	別途建築工事	シャワー水栓・排水トラップの器具接続は本工事										(1)																																					(1)		

- 注記) 1. 特記以外の品番は便宜上、TOTO(株)の品番を使用する。
2. 大便器、小便器の自動洗浄器具は、維持管理用として洗浄用磁石を付属品として納入する。
3. 流し台(トラップ共)、手すり、ペビーチェア、ペビーシートは建築工事とする。
4. ()内の数量は建築工事を示す。

1級建築士第226208号 山内 英樹	株式会社 教育施設研究所		二日市小学校教室棟改築給排水衛生設備工事		DATE R7・12・
	ARCHITECT & OFFICE BRANCH	APPR. BY	CHKD. BY	DRAWN BY	DRAWING TITLE
	福岡				機器表・器具表
					SCALE A-1 : N.S. A-3 : N.S.
					DRAWING NO. P 〃 7

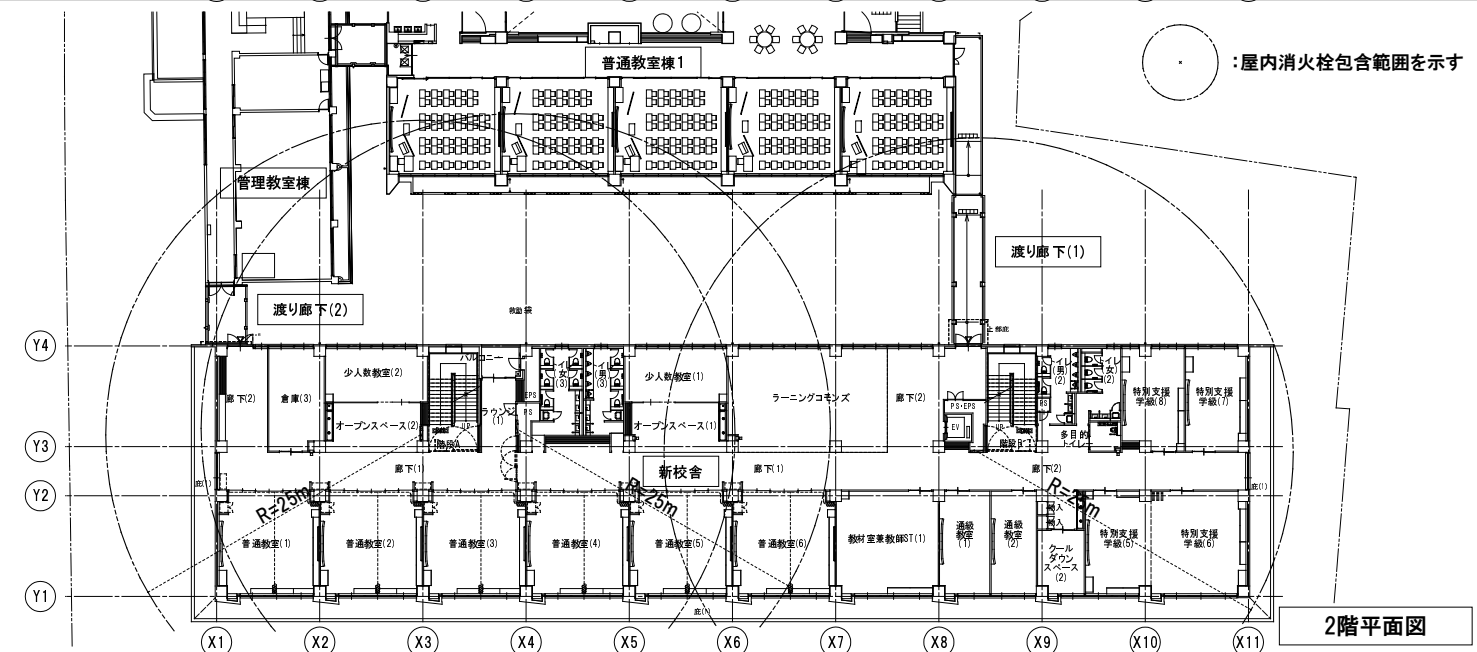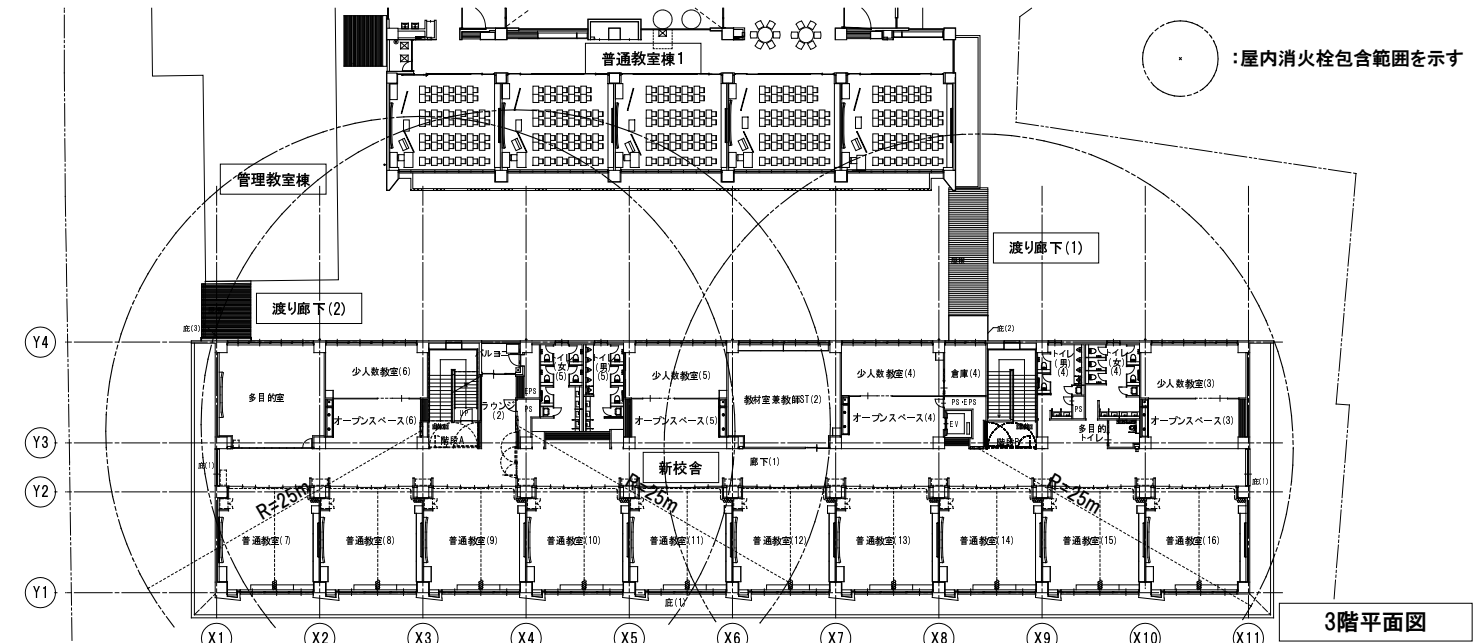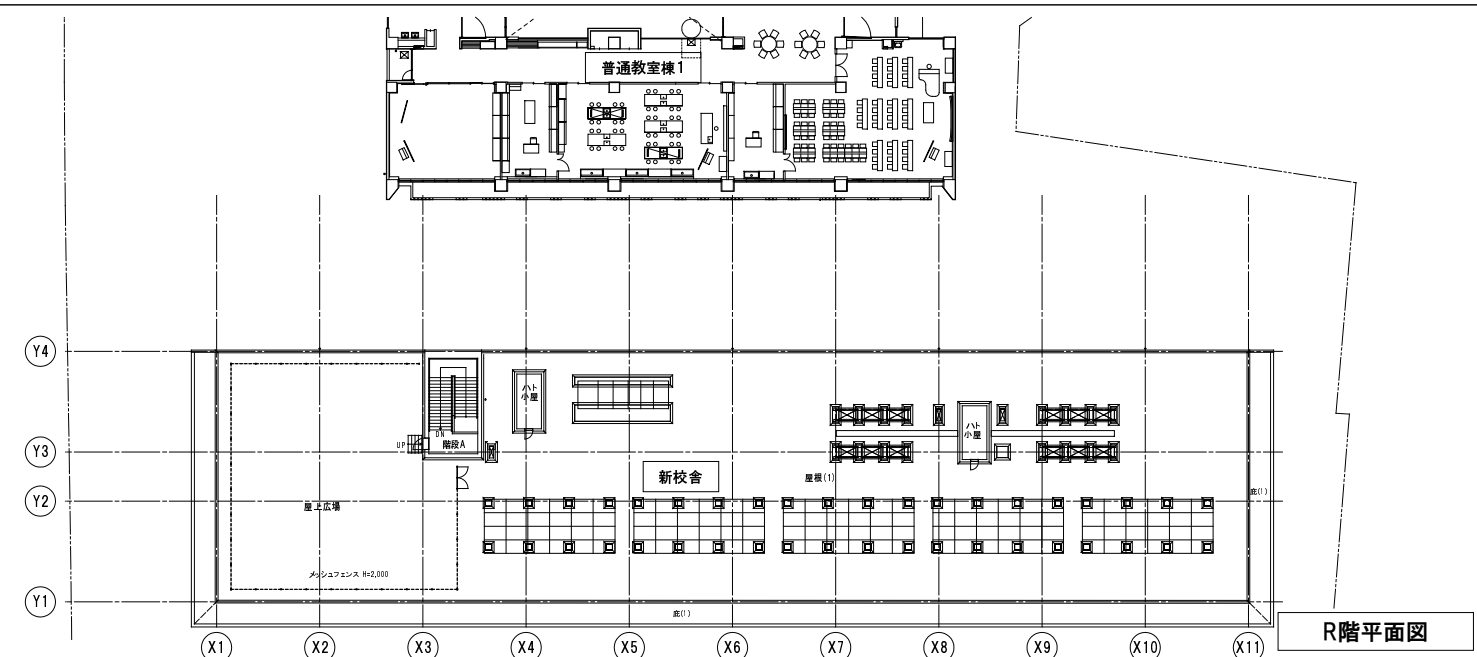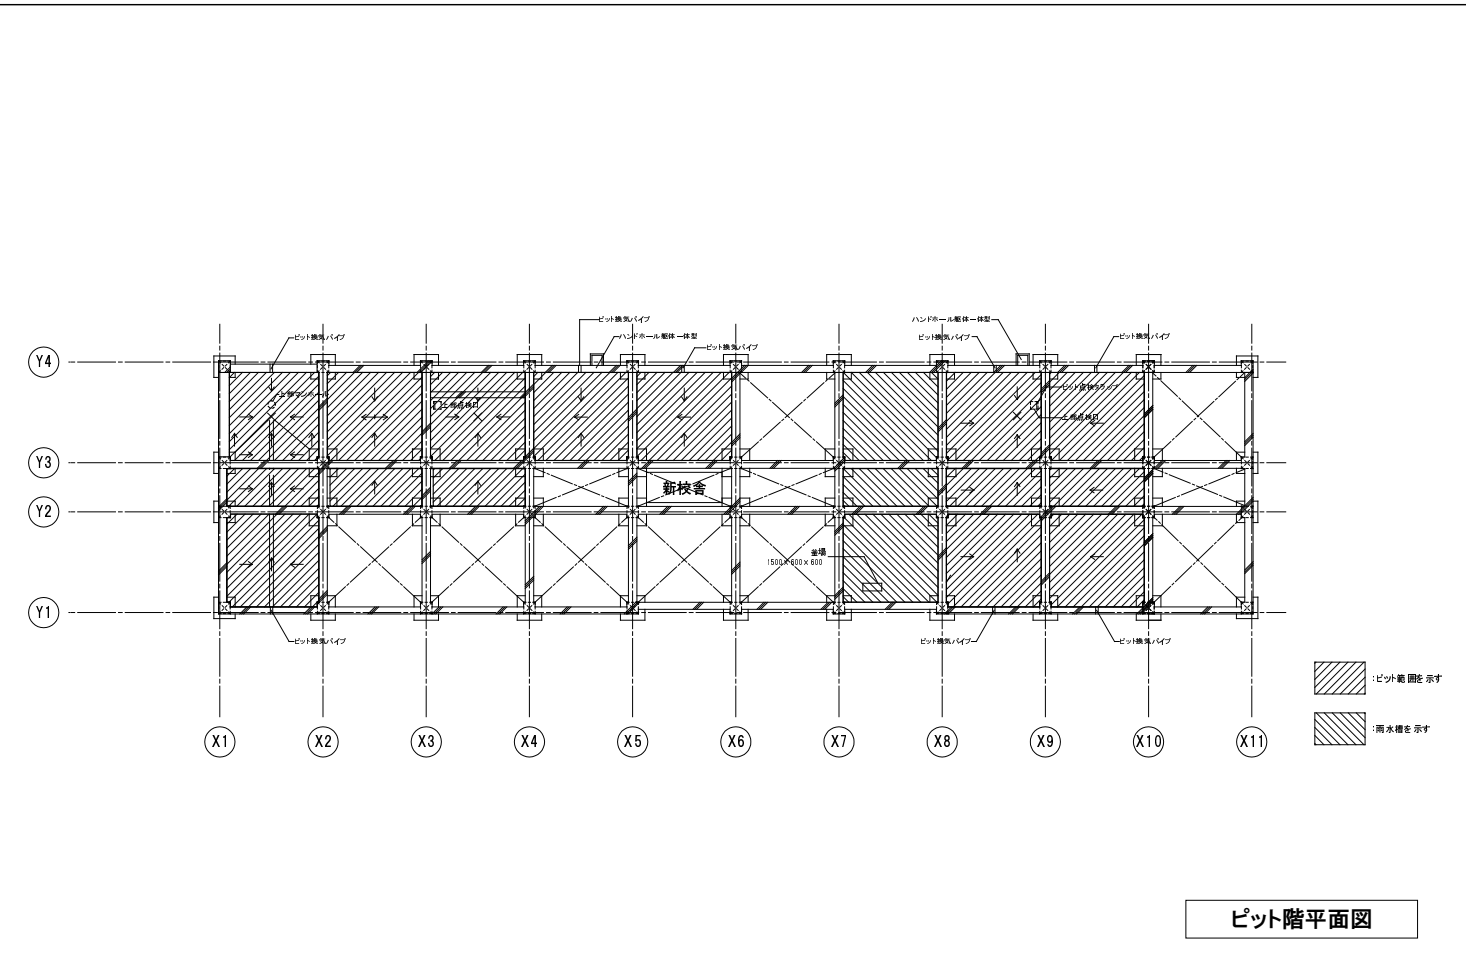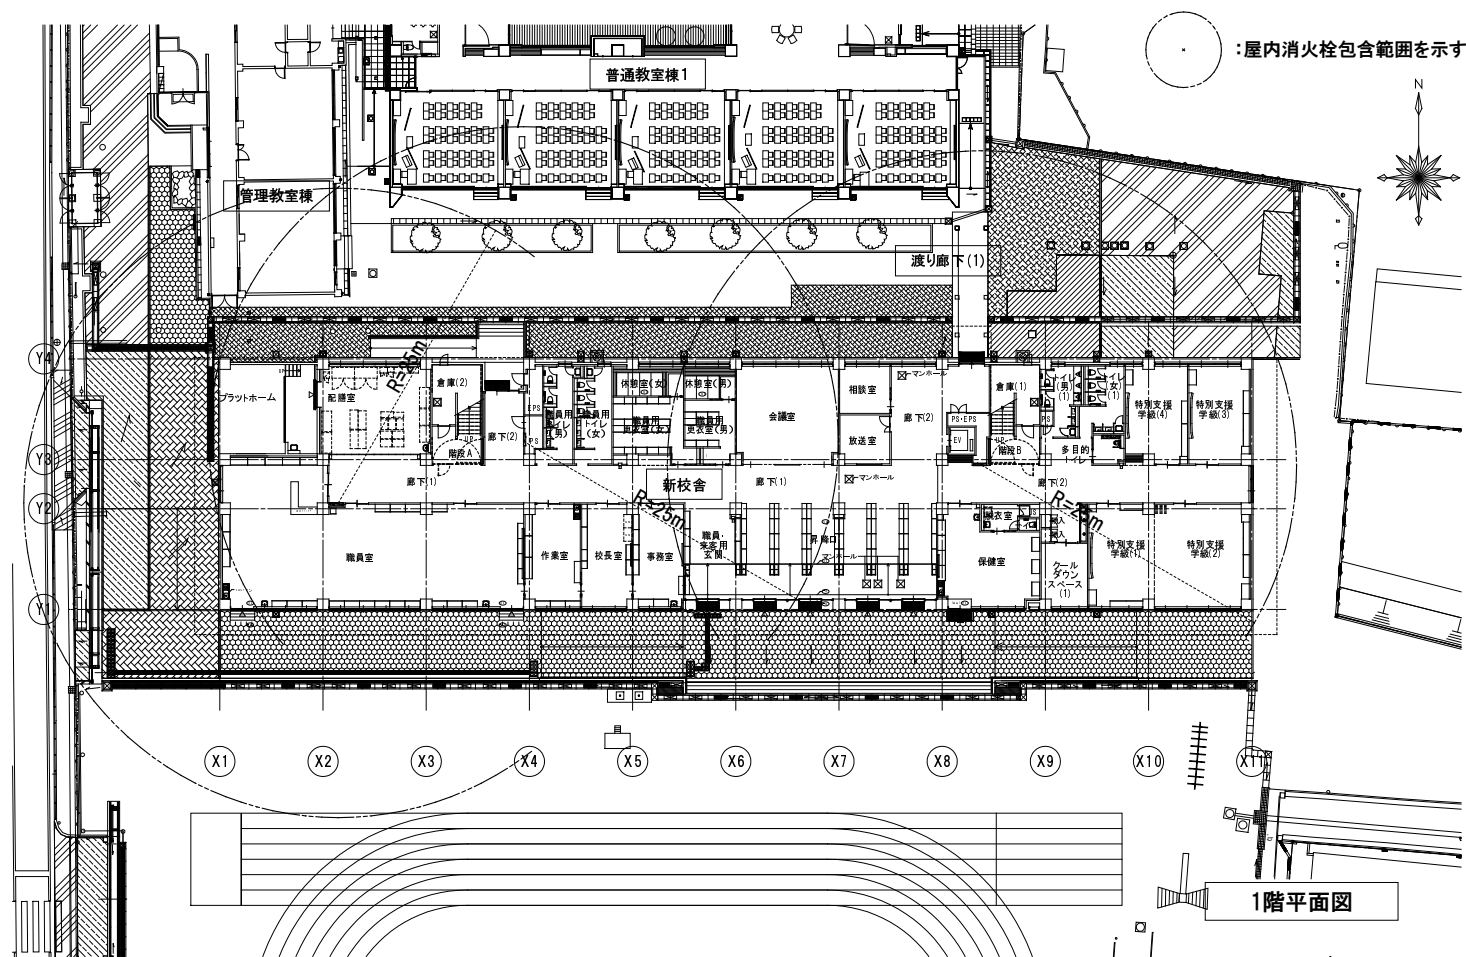


1級建築士第226208号 山内 英樹		株式会社教育施設研究所		二日市小学校教室棟改築給排水衛生設備工事		DATE R7・12・
福岡		ARCHITECT & OFFICE BRANCH/APP. BY CHD. BY		DRAWN BY		DRAWING NO. P 8
		福岡		DRAWING TITLE 各階平面図		SCALE A-1 : 1/300 A-3 : 1/600

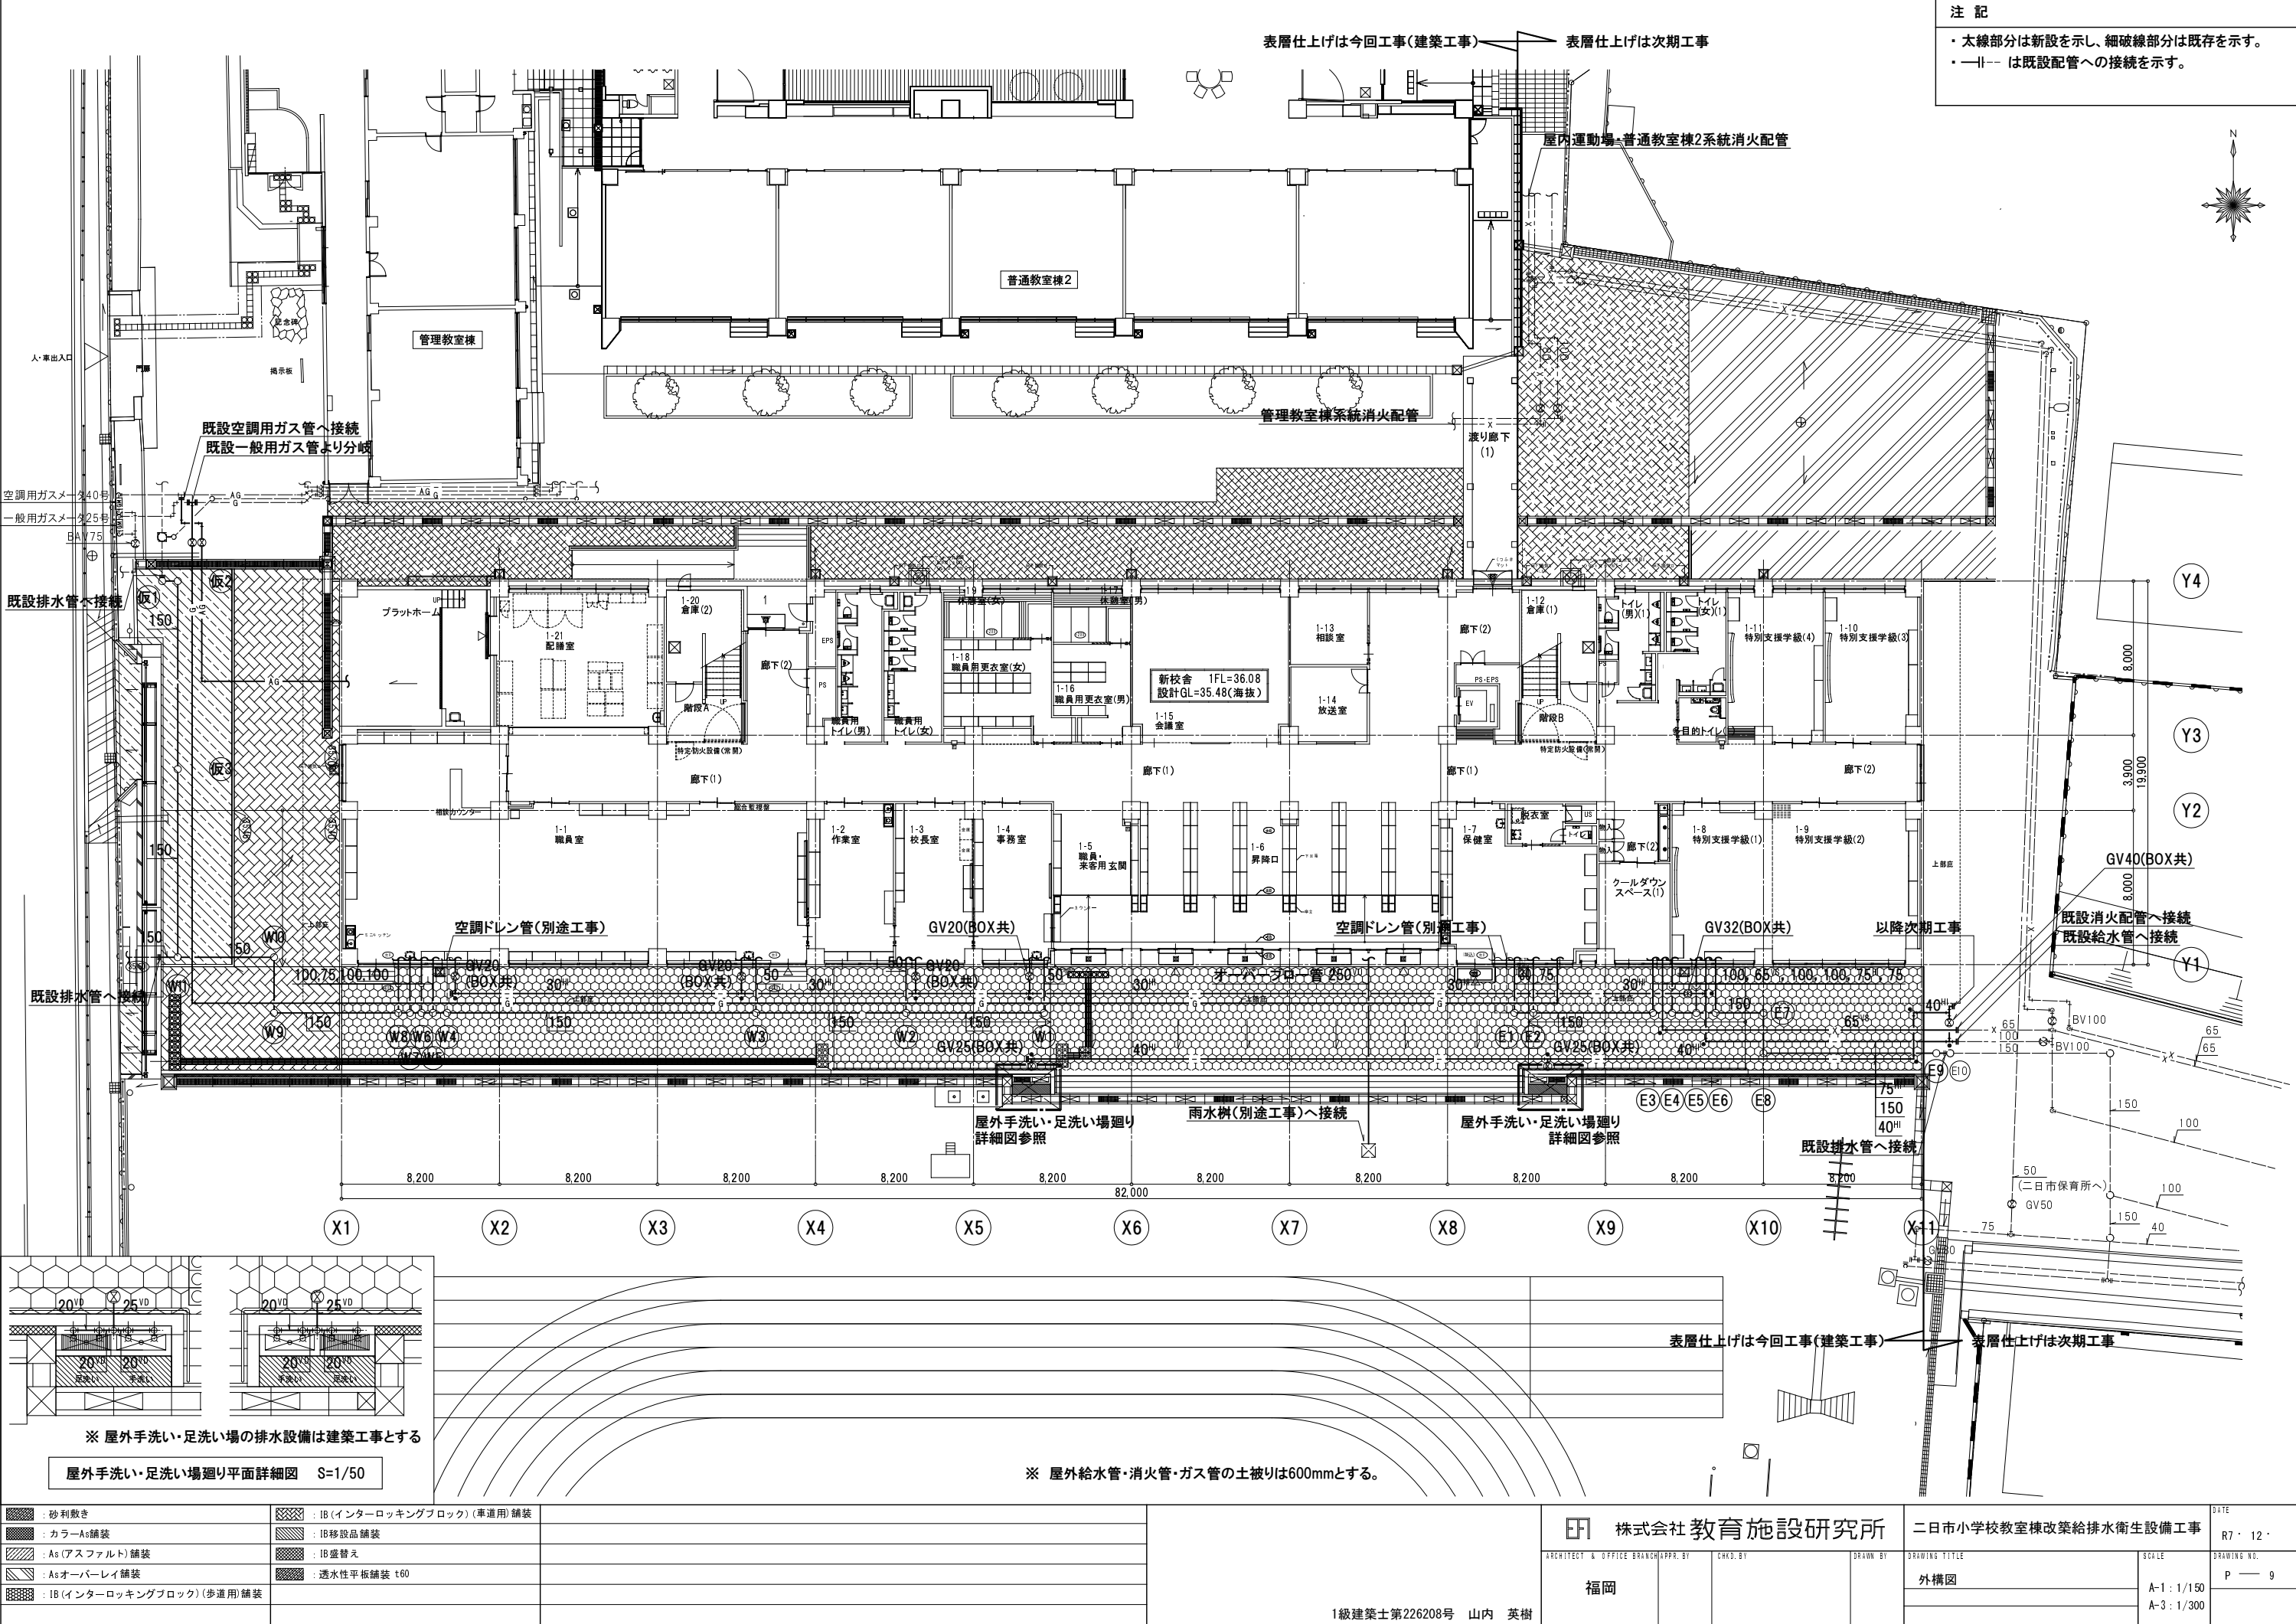


注 記

- ・太線部分は新設を示し、細破線部分は既存を示す。
- ・--- は既設配管への接続を示す。

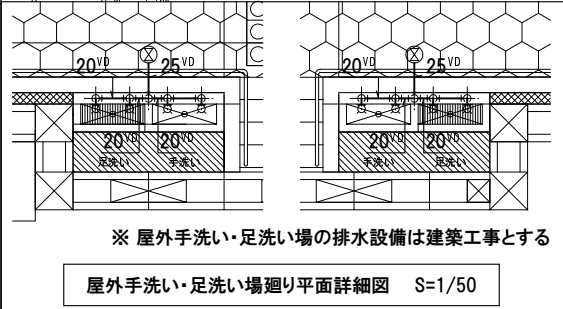


※ 屋外給水管・消火管・ガス管の土被りは600mmとする。

 : 砂利敷き		 : IB (インターロッキングブロック) (車道用) 舗装		1級建築士第226208号 山内 英樹				DATE R7・12・			
 : カラーAs舗装		 : IB移設品舗装						株式会社 教育施設研究所 ARCHITECT & OFFICE BRANCH APPR. BY 福岡 CHD. BY DRAWN BY		二日市小学校教室棟改築給排水衛生設備工事	
 : As (アスファルト) 舗装		 : IB盛替え								DRAWING TITLE 外構図	
 : Asオーバーレイ舗装		 : 透水性平板舗装 t60								SCALE A-1 : 1/150 A-3 : 1/300	
 : IB (インターロッキングブロック) (歩道用) 舗装										DRAWING NO. P 9	

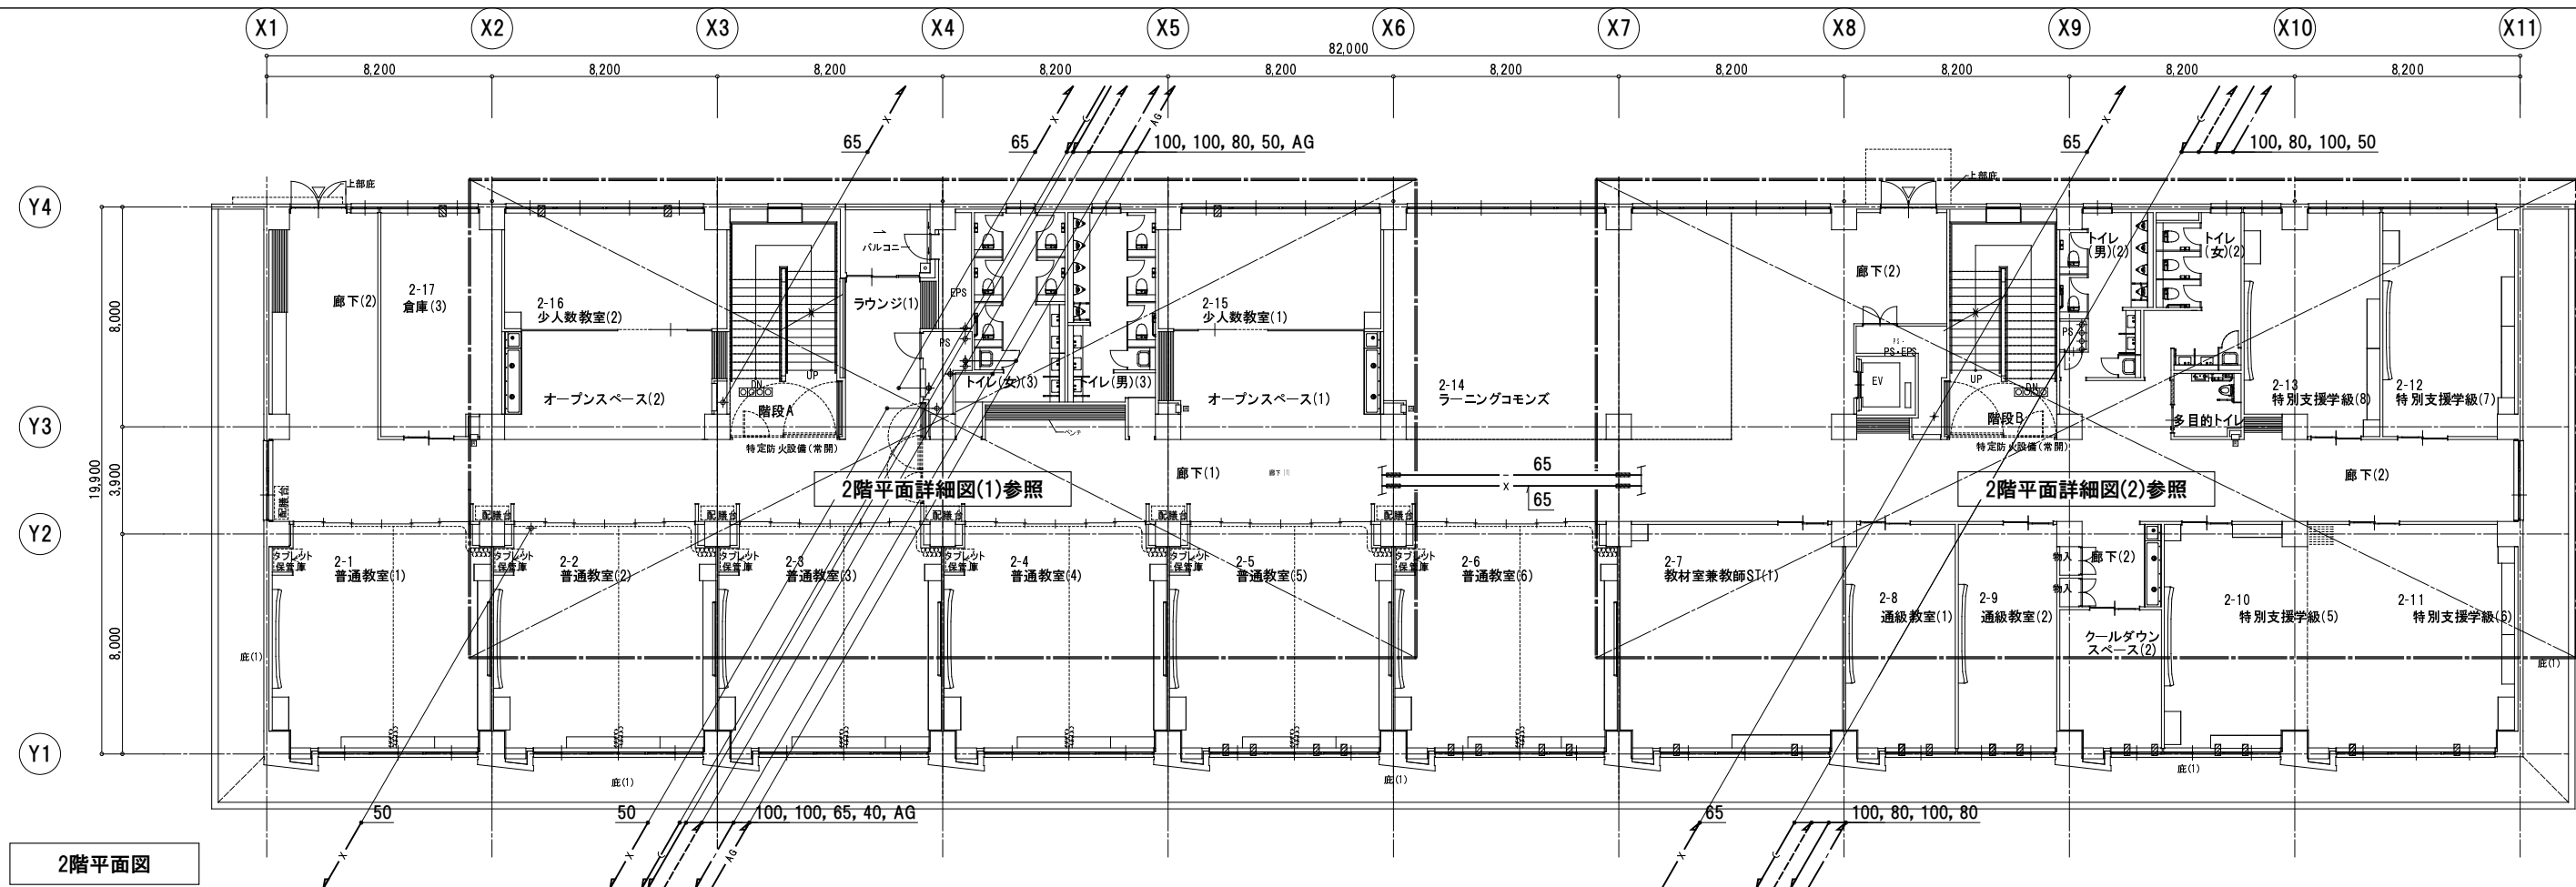


2階平面図

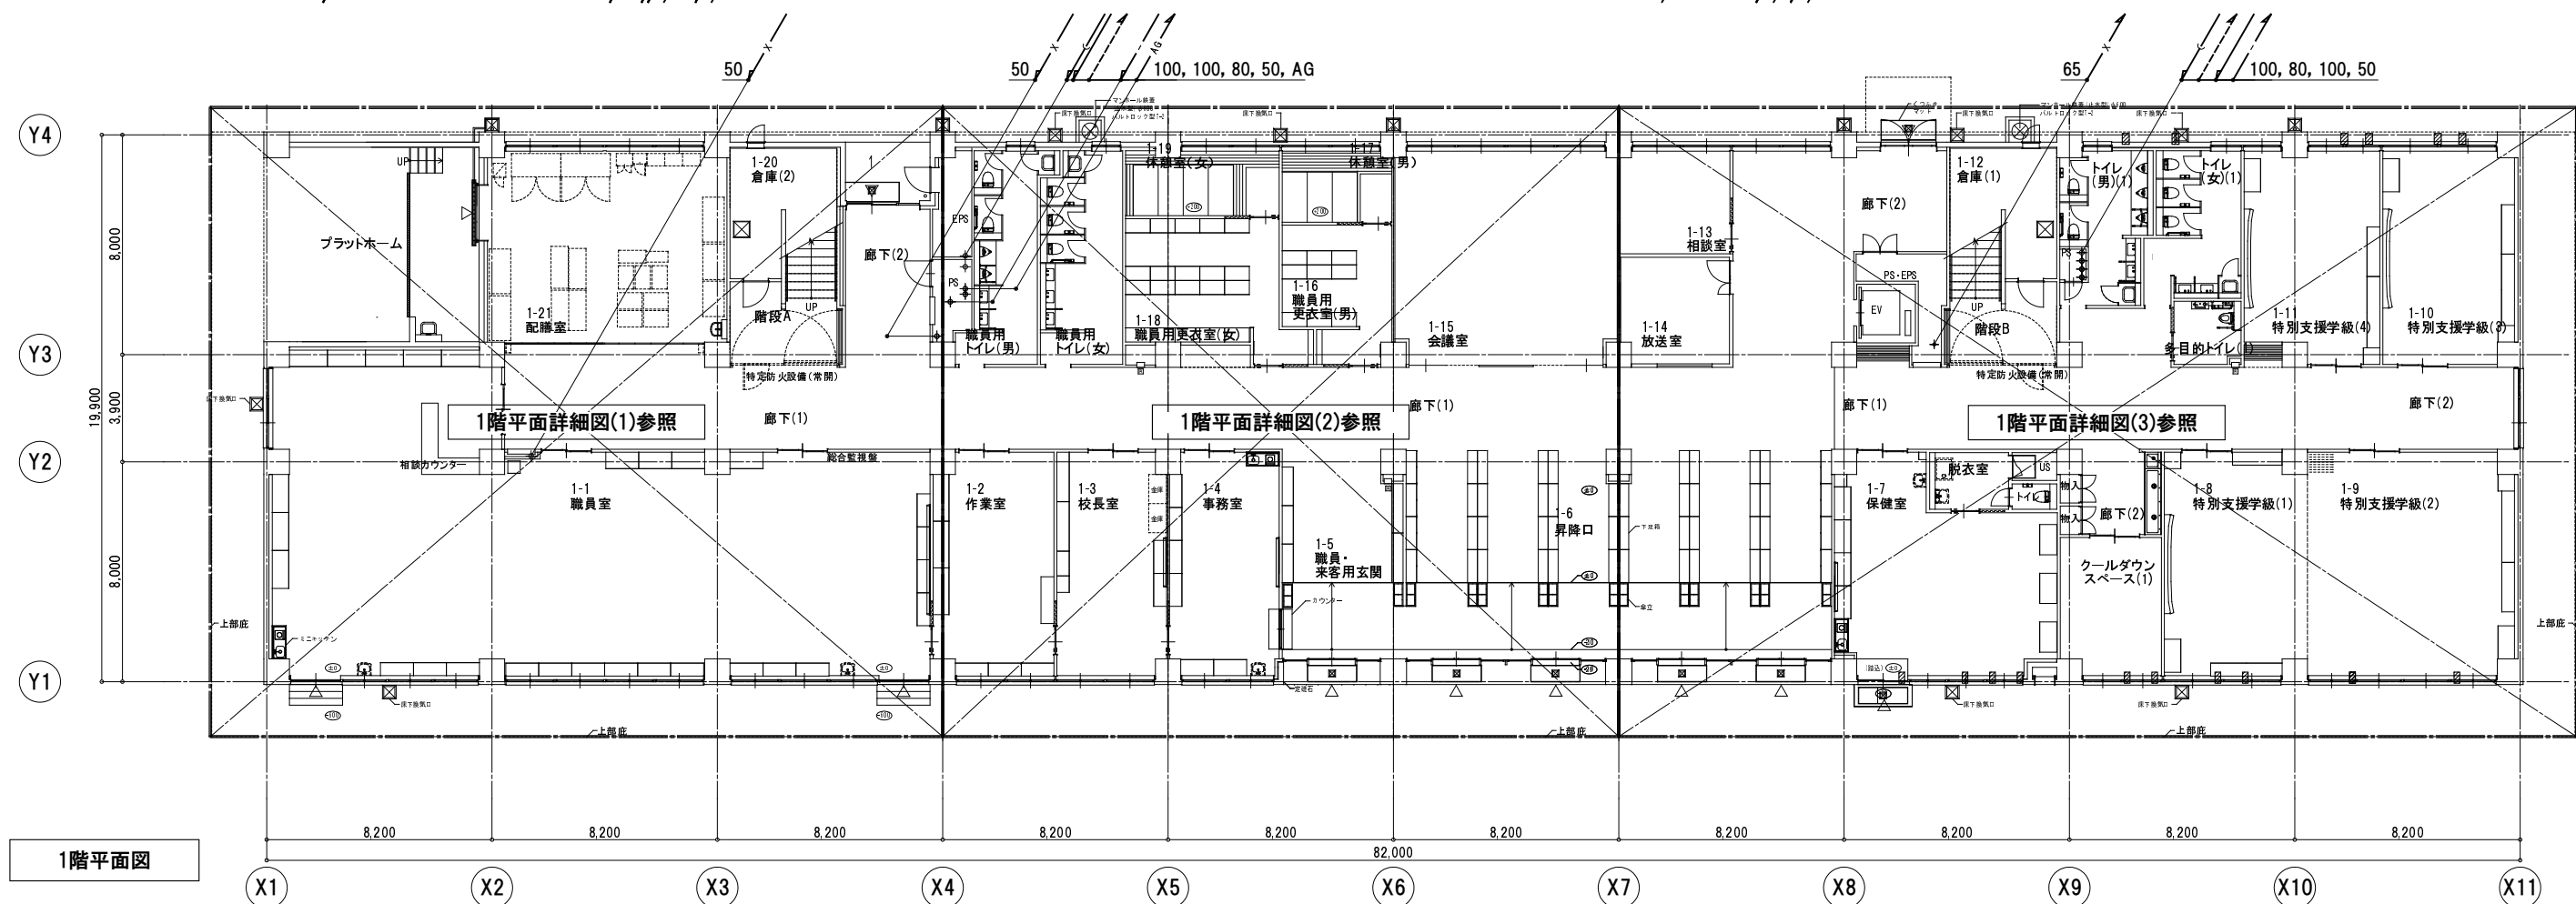


1階平面図


株式会社 教育施設研究所		二日市小学校教室棟改築給排水衛生設備工事		DATE
ARCHITECT & OFFICE BRANCH/APP. BY	CHD. BY	DRAWN BY	DRAWING TITLE	R7・12・
福岡			1階・2階平面図	DRAWING NO.
				P 10
				SCALE
				A-1 : 1/125
				A-3 : 1/250

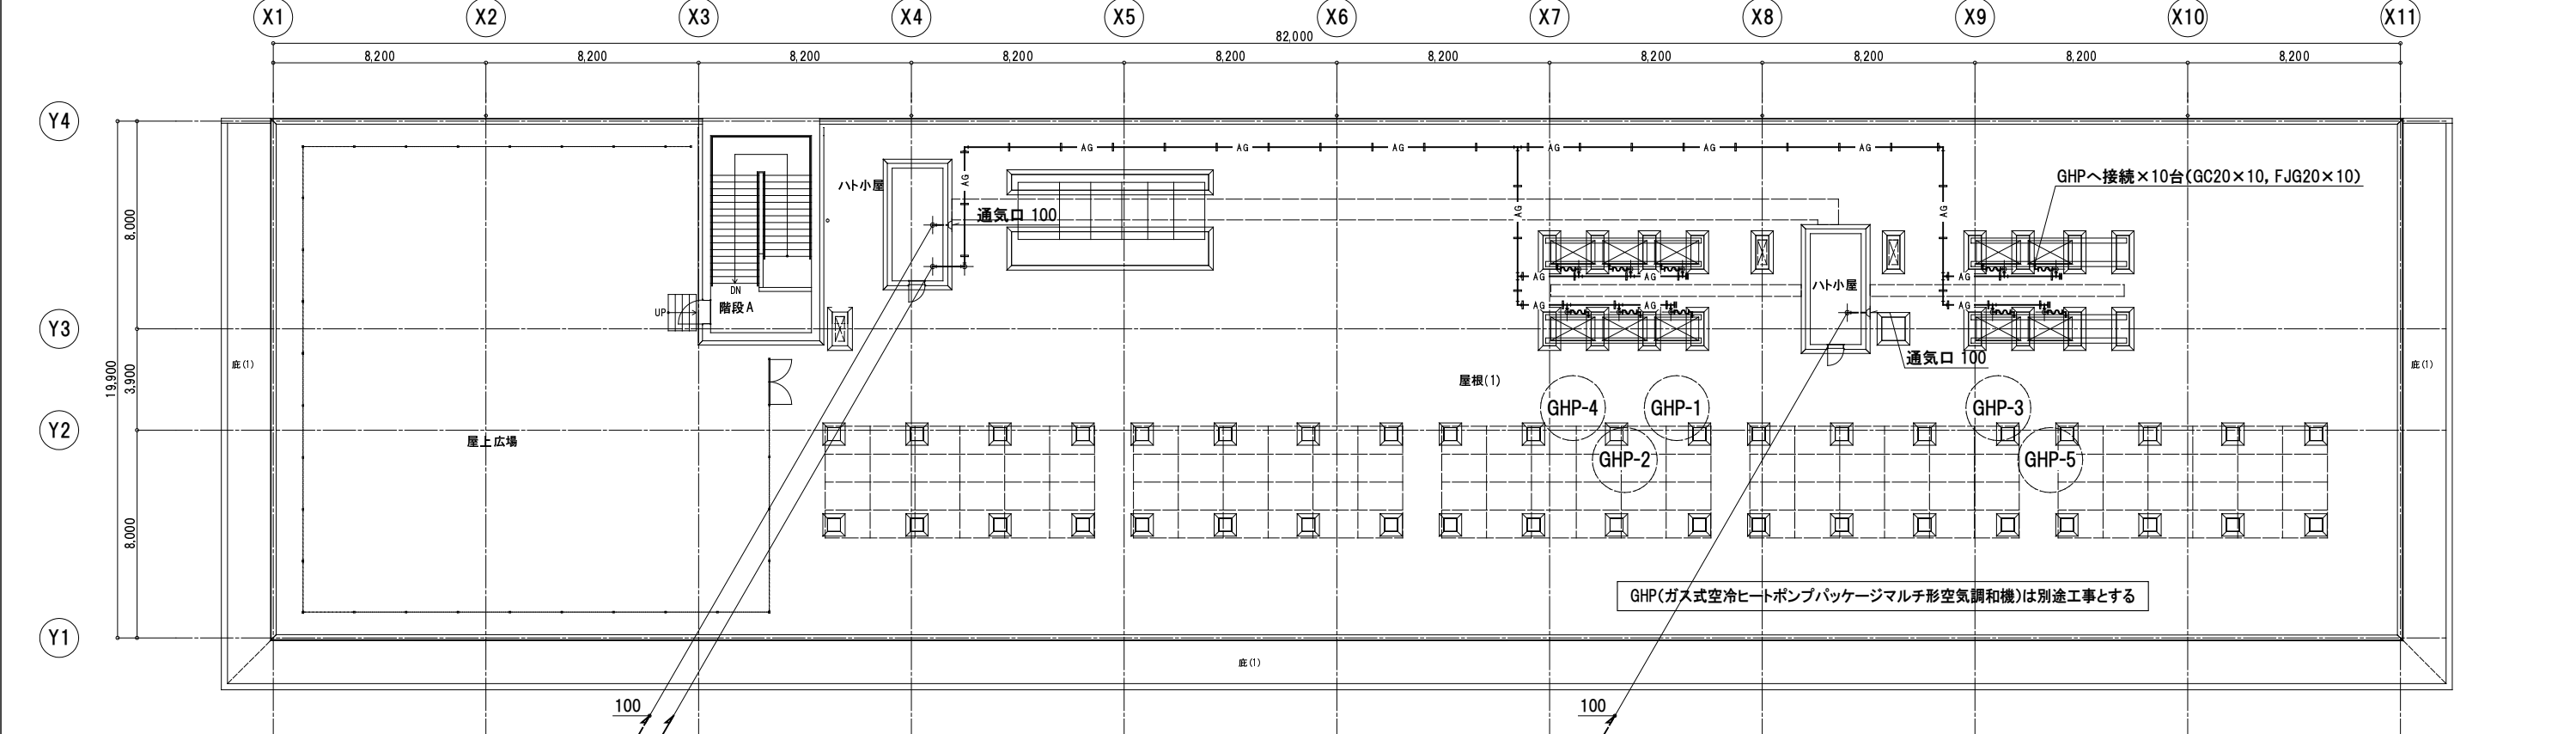


R階平面図

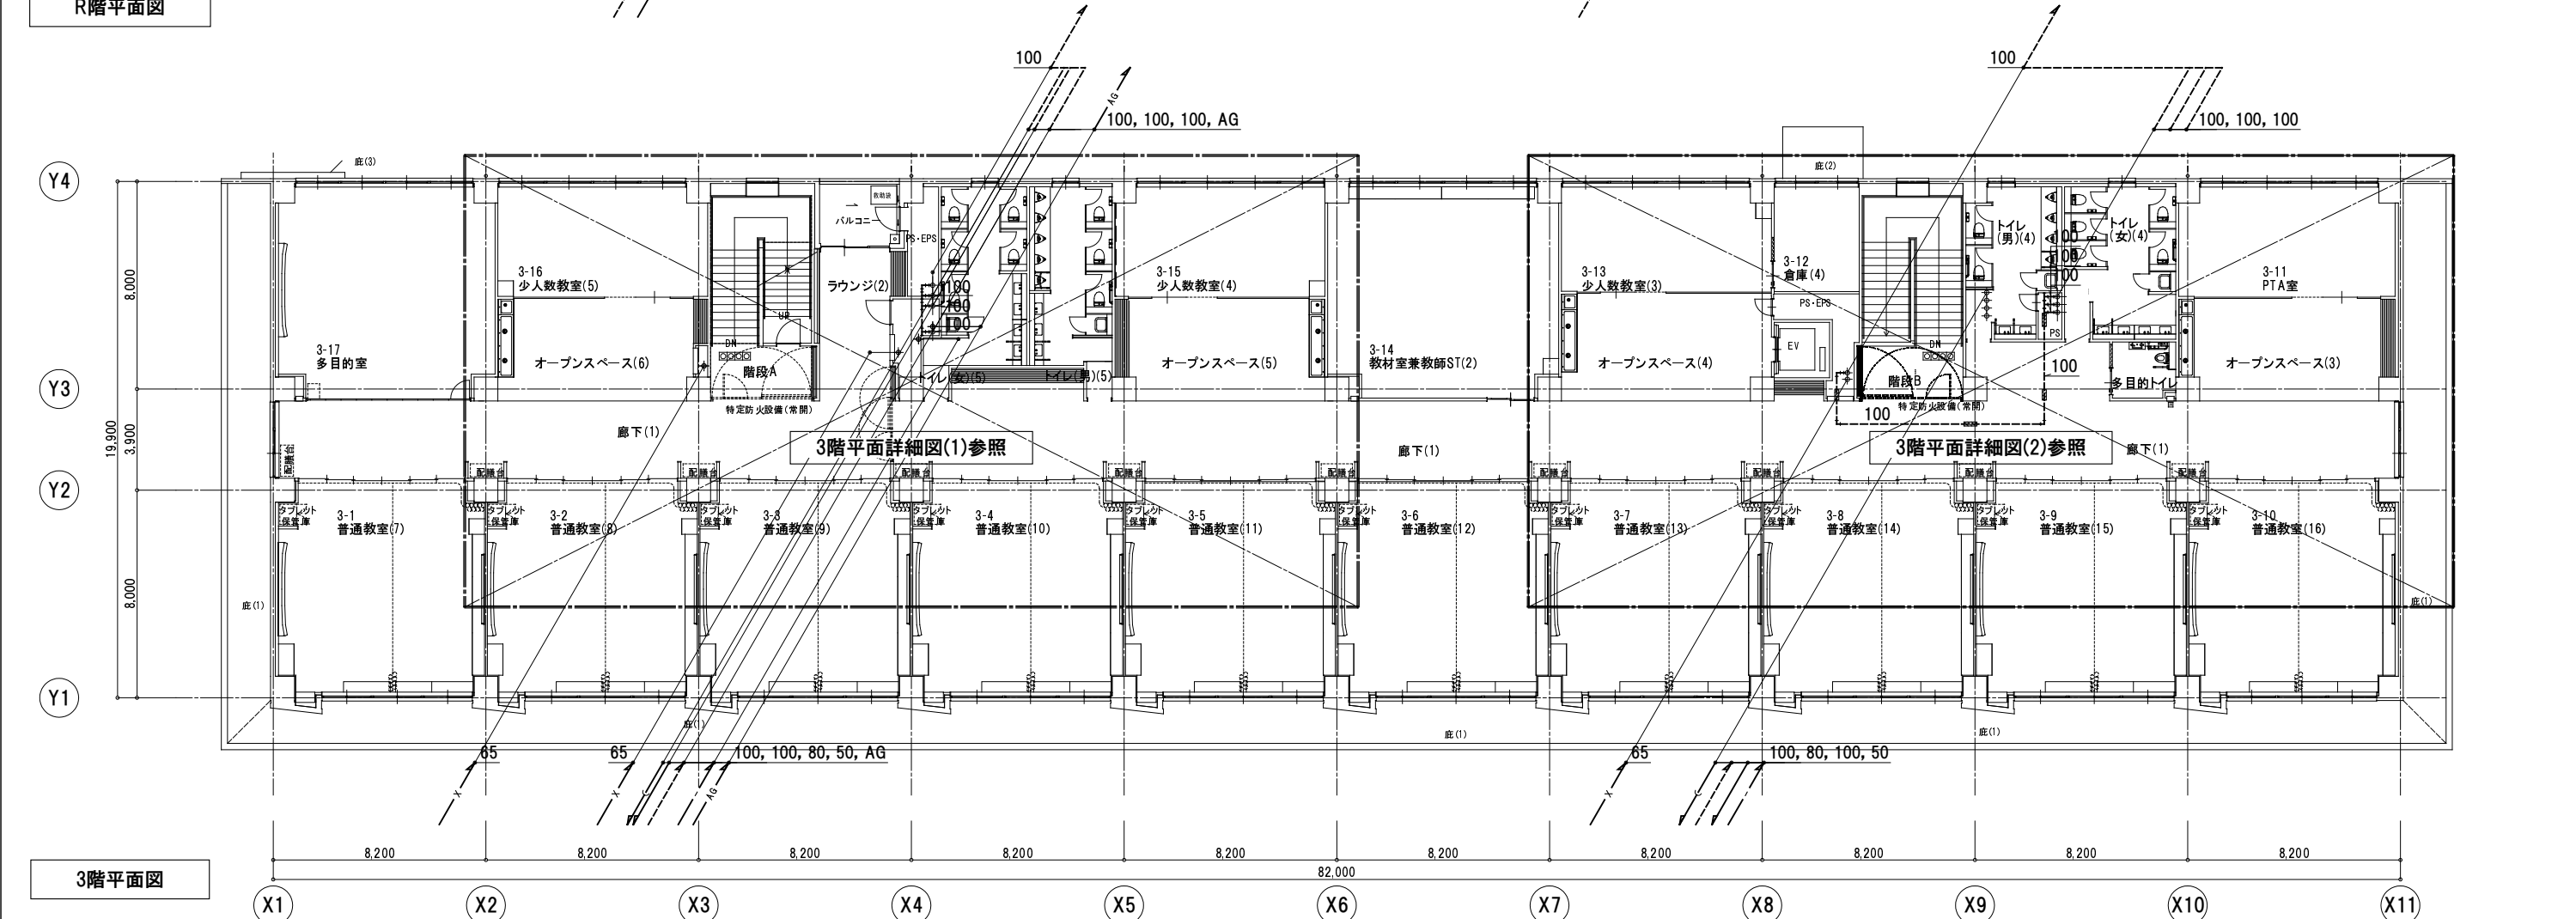


3階平面図

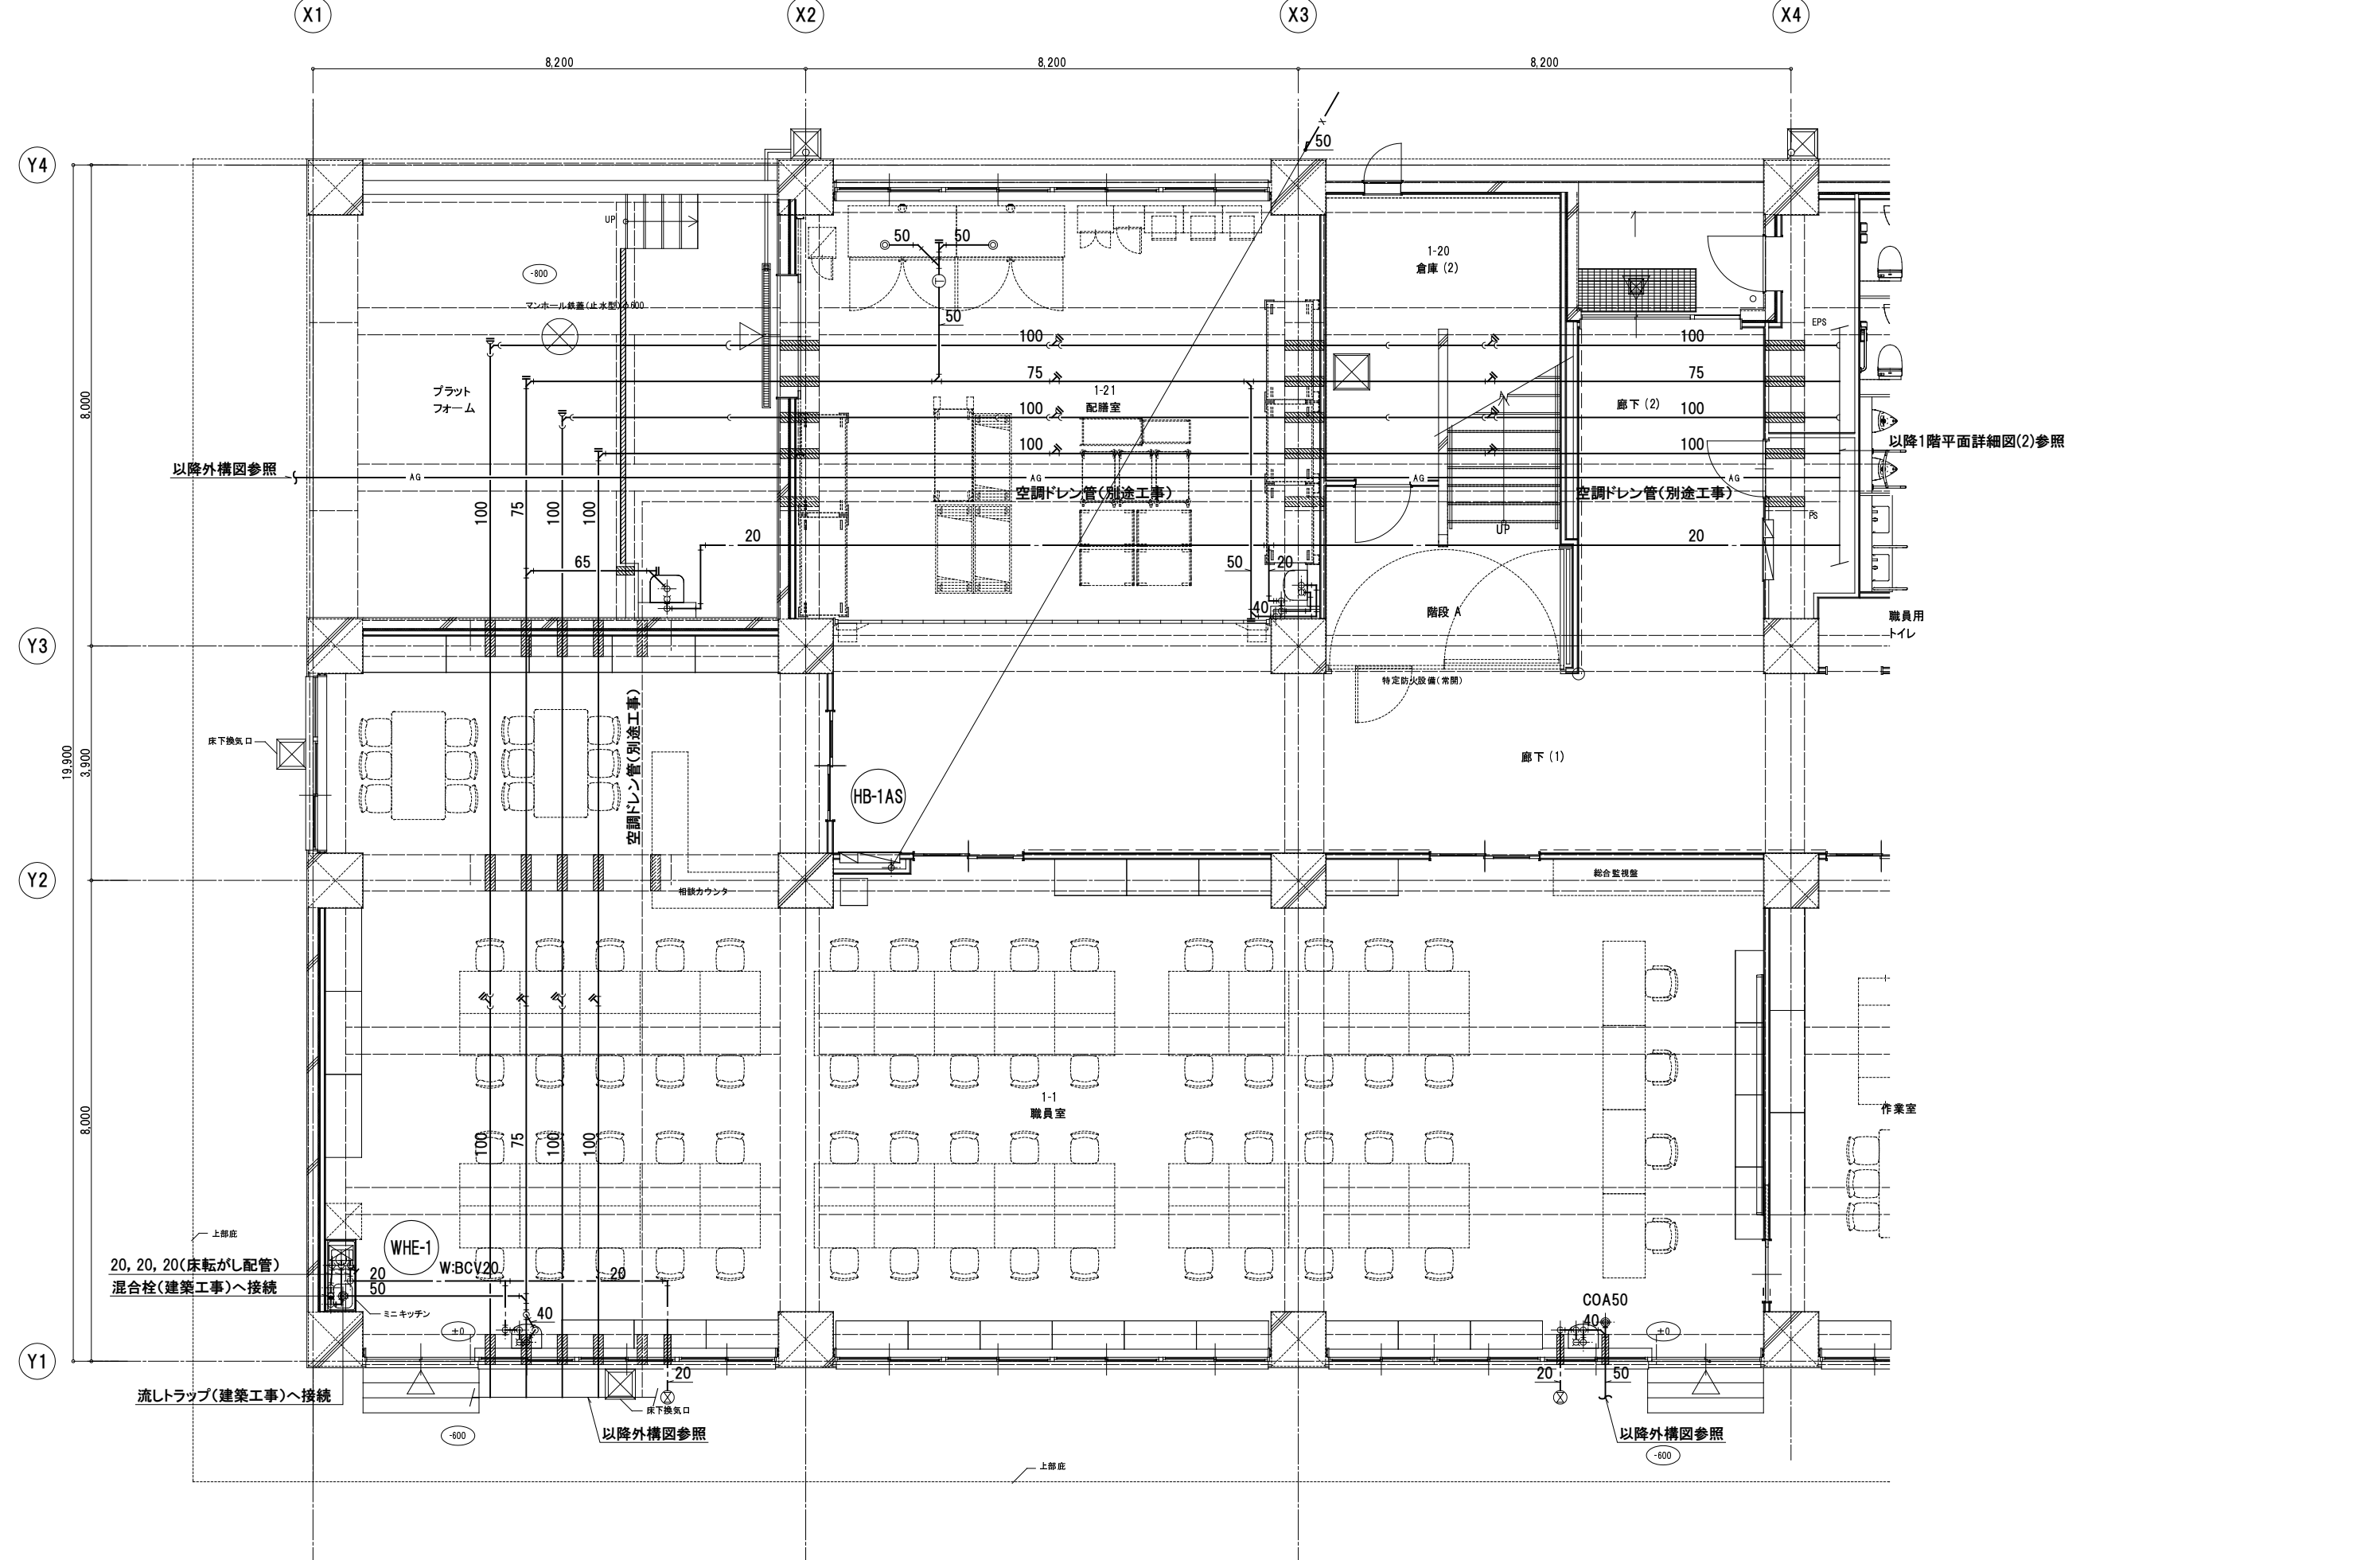


《注記》		株式会社教育施設研究所		二日市小学校教室棟改築給排水衛生設備工事		DATE
・ PS内弁類は系統図による。		ARCHITECT & OFFICE BRANCH		DRAWING TITLE		R7・12・
・ 廊下流しの排水トラップは建築工事とし接続は本工事とする。		福岡		1階平面詳細図(1)		DRAWING NO.
最小口径 20A		A-1 : 1/50		A-3 : 1/100		P 12
大便器・小便器 2～4組 25A						
大便器・小便器 5組 32A						
手洗い流し用水栓 3～6個 25A						
1級建築士第226208号 山内 英樹						

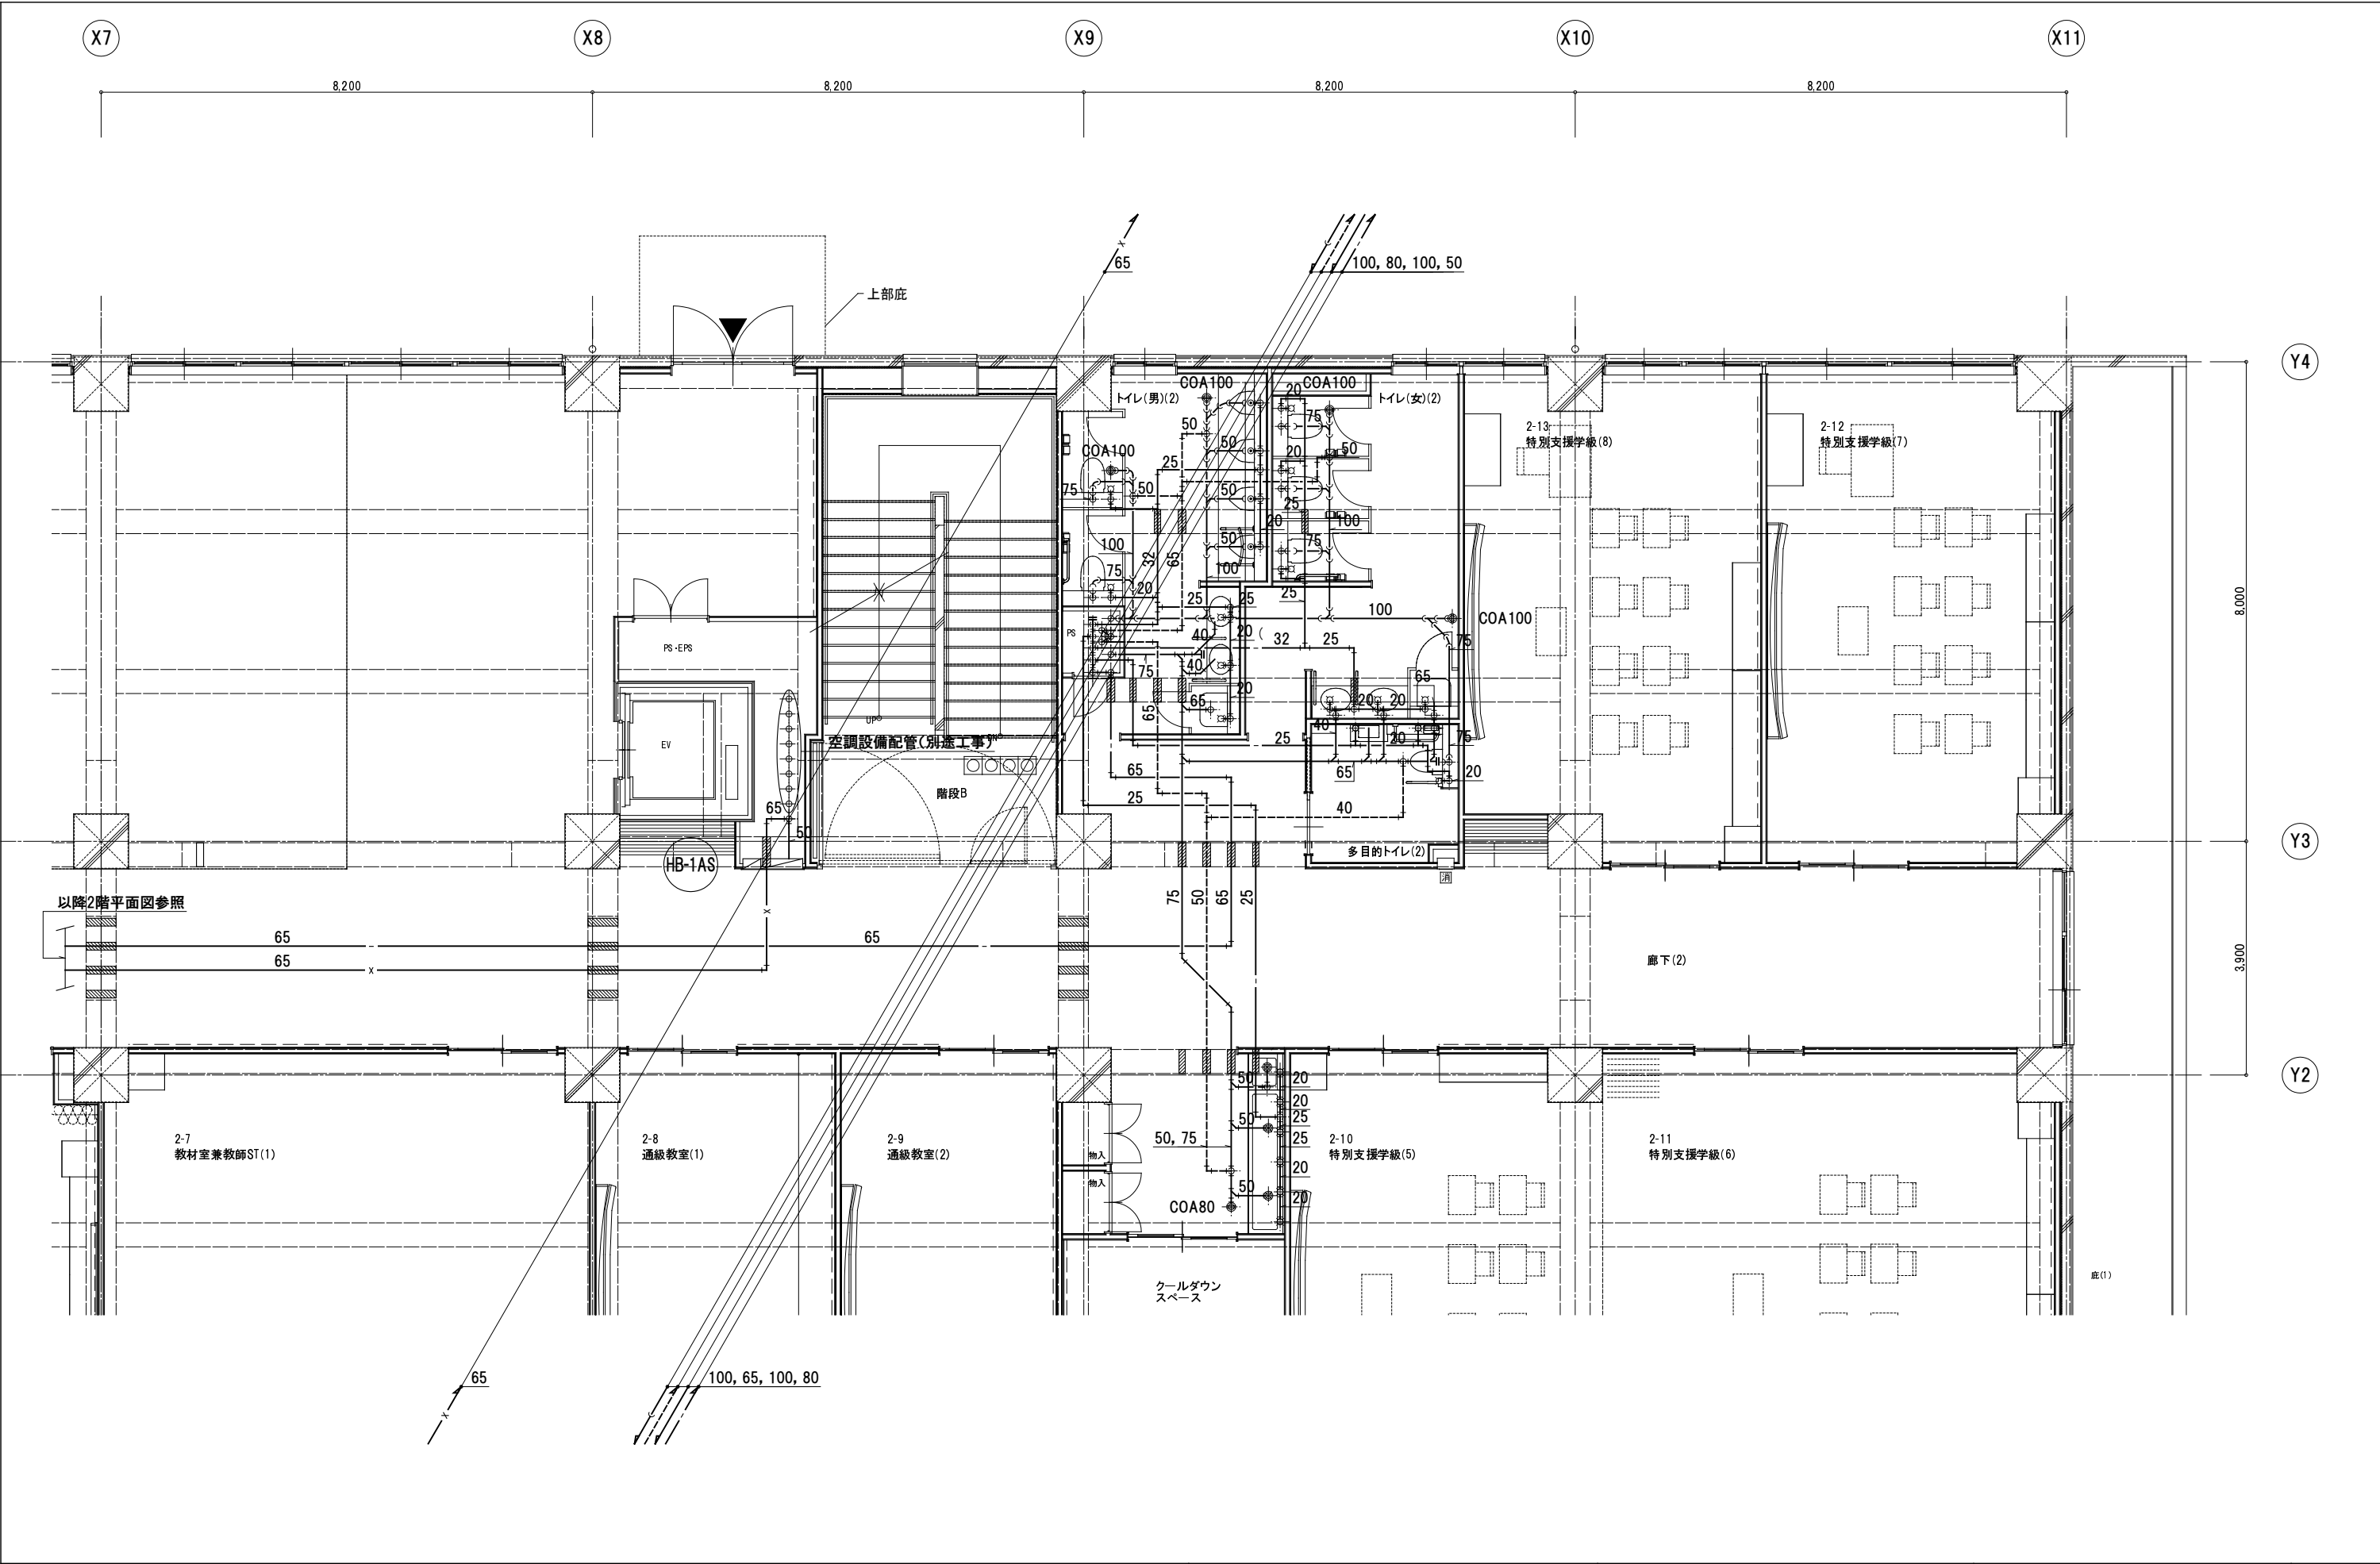

				株式会社 教育施設研究所		二日市小学校教室棟改築給排水衛生設備工事		DATE
				ARCHITECT & OFFICE BRANCH	APPR. BY	CHGD. BY	DRAWN BY	R7・12・
				福岡				DRAWING NO.
				2階平面詳細図(2)			SCALE	P 16
							A-1 : 1/50	
							A-3 : 1/100	
1級建築士第226208号 山内 英樹								

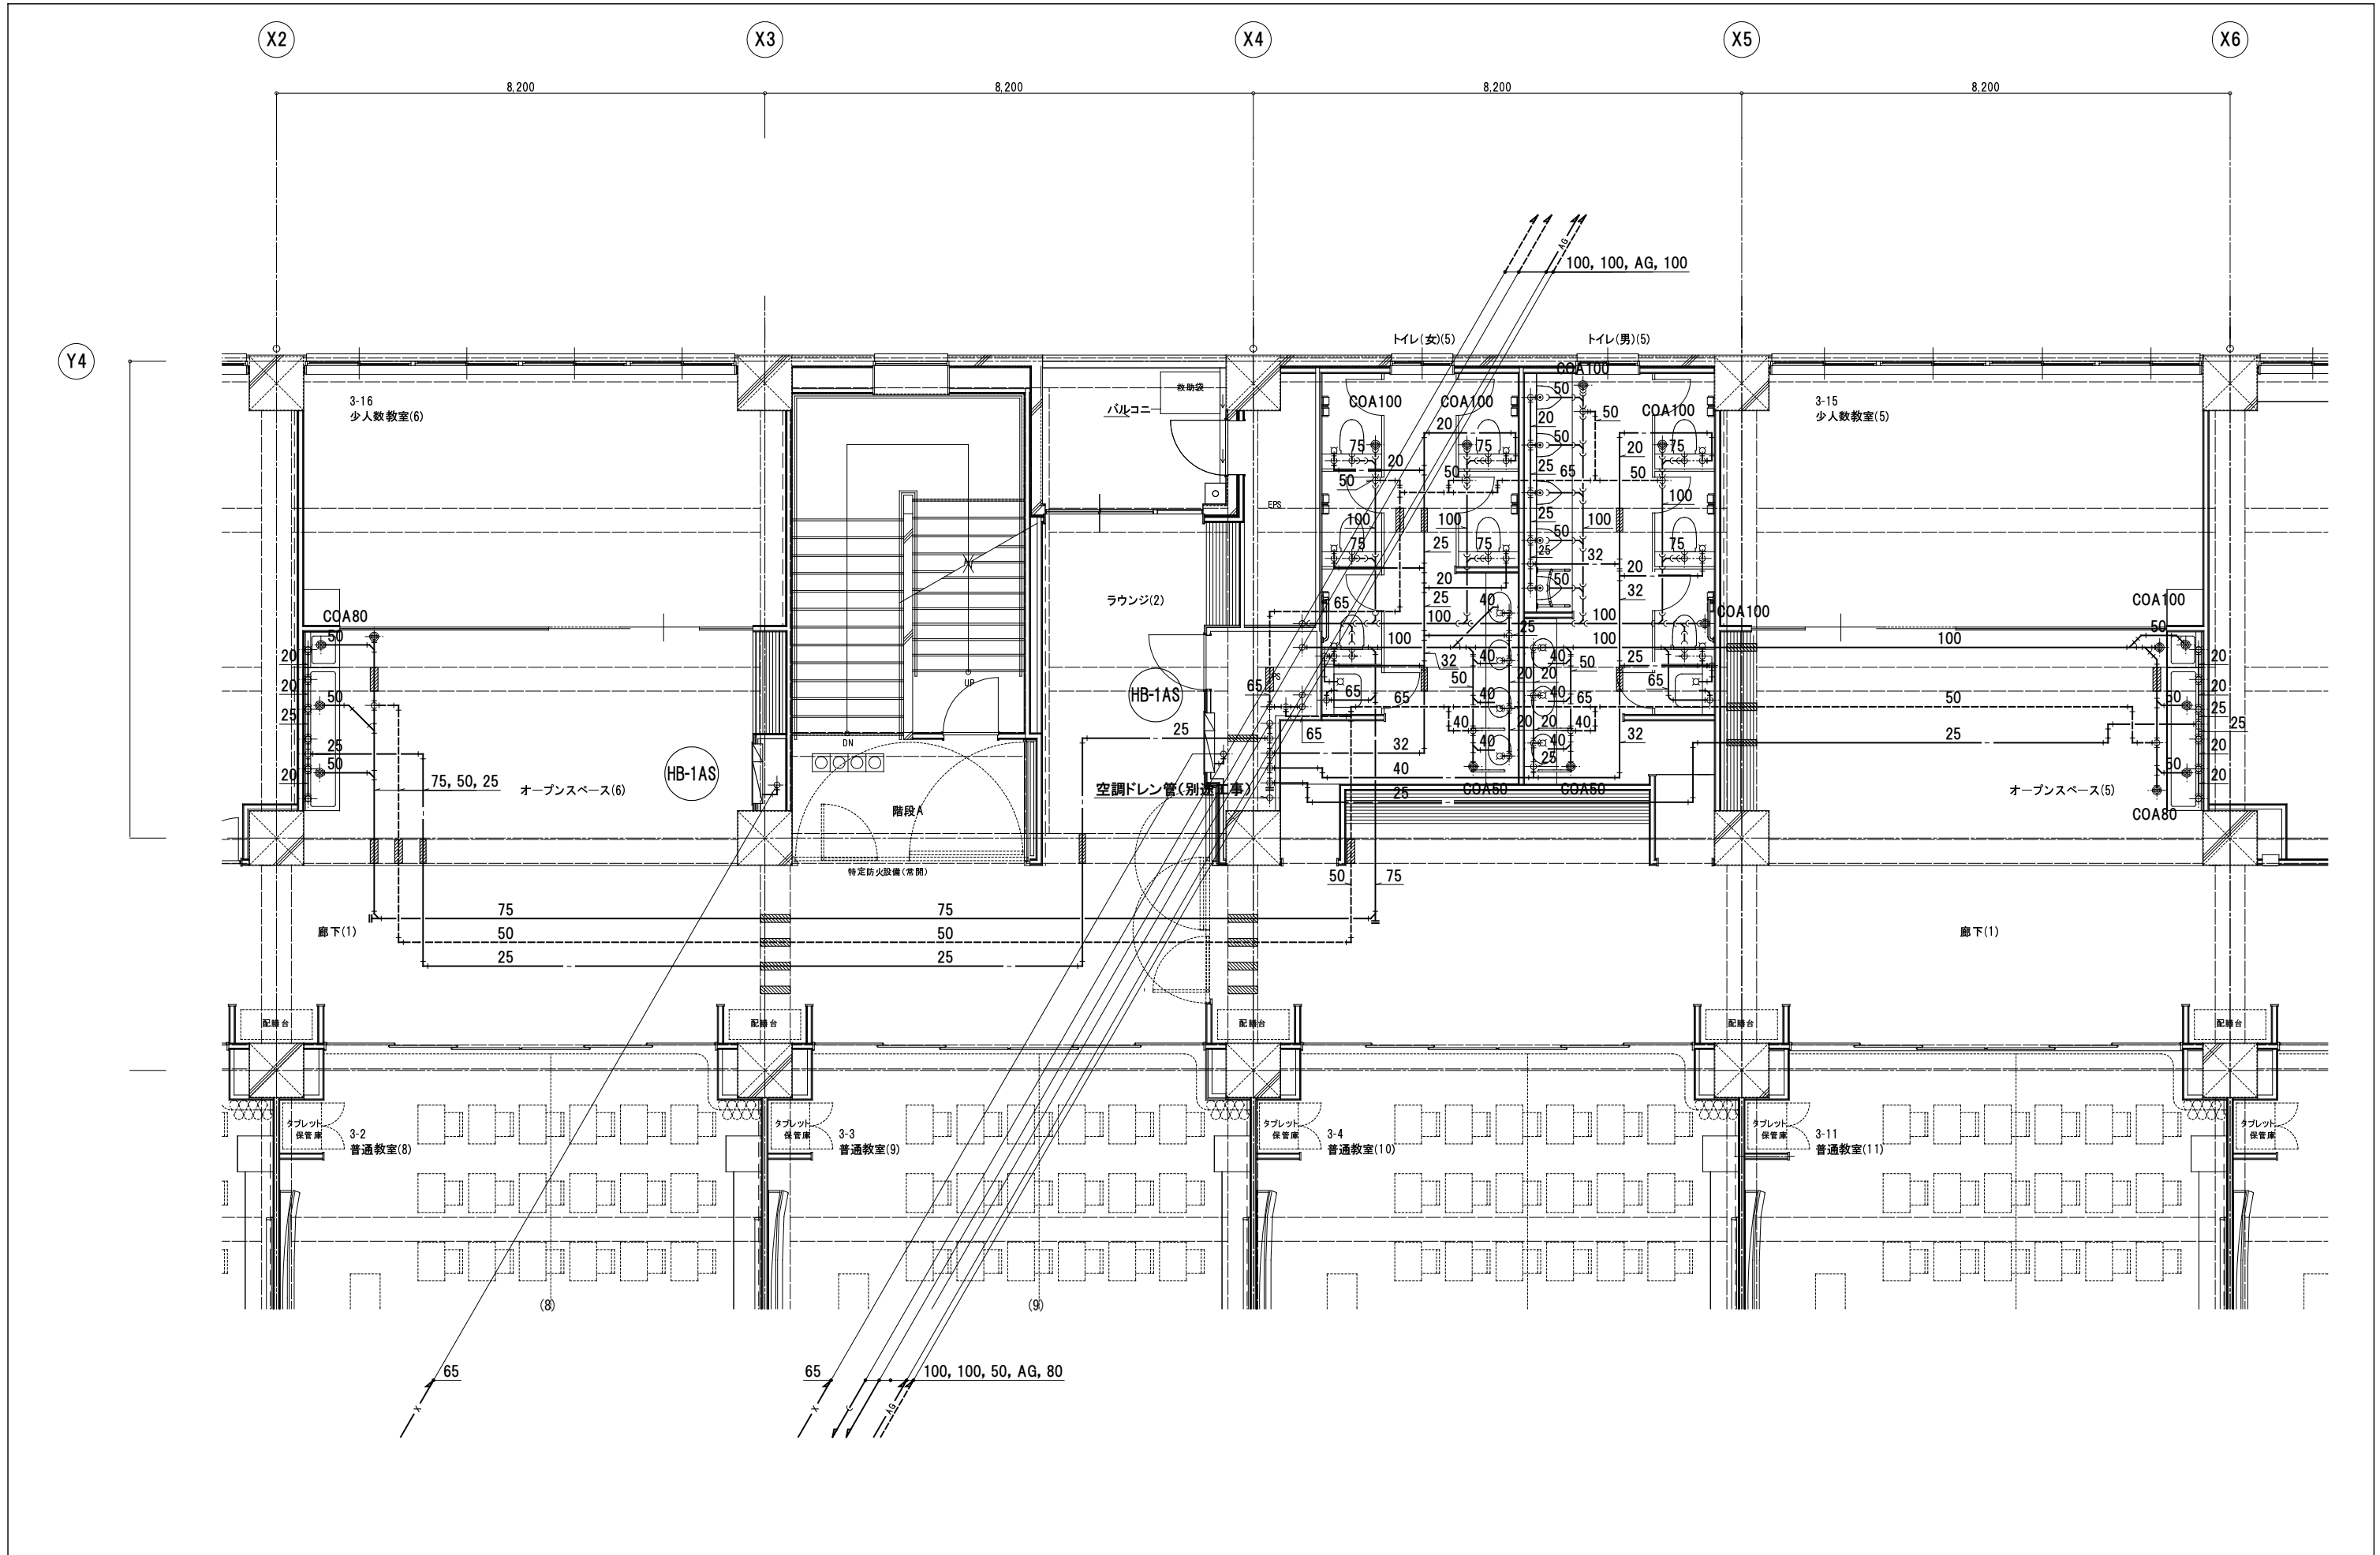

					株式会社教育施設研究所		二日市小学校教室棟改築給排水衛生設備工事		DATE
					福岡				R7・12・
					ARCHITECT & OFFICE BRANCH	APPR. BY	CHGD. BY	DRAWN BY	DRAWING TITLE
									3階平面詳細図(1)
							SCALE		DRAWING NO.
							A-1 : 1/50		P 17
							A-3 : 1/100		

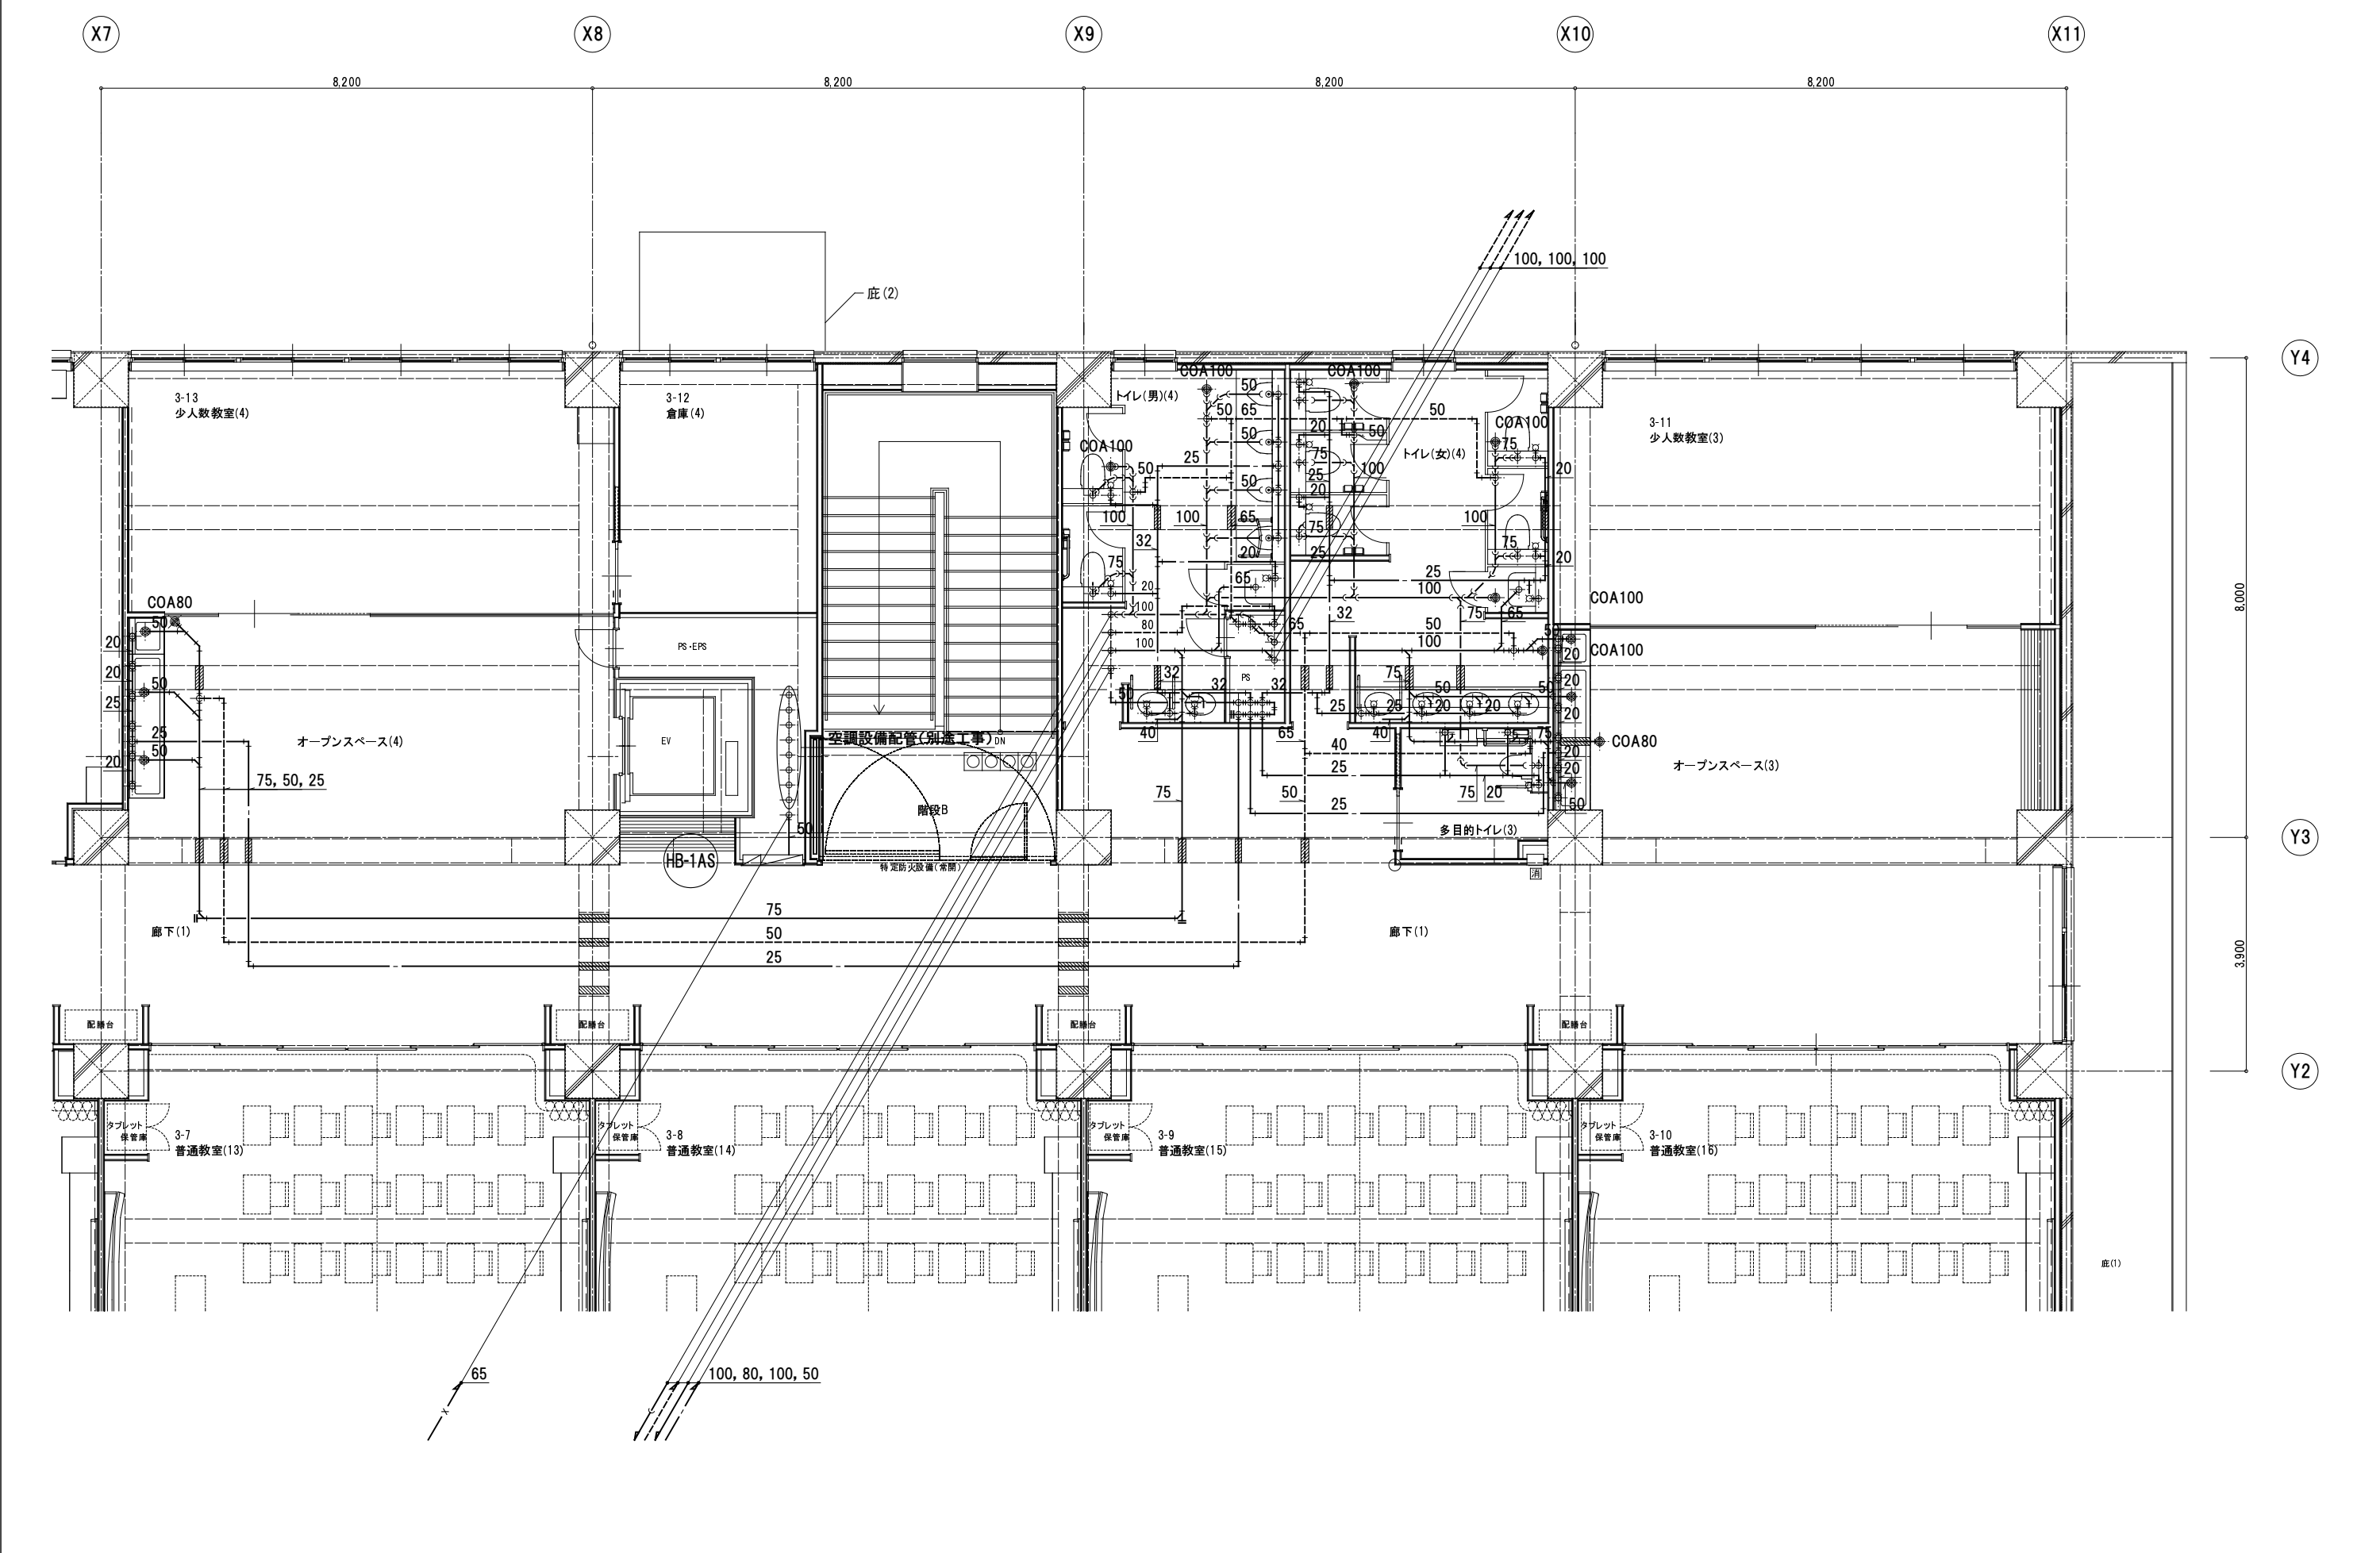

《注記》		株式会社 教育施設研究所		二日市小学校教室棟改築給排水衛生設備工事		DATE
・ PS内弁類は系統図による。		福岡		3階平面詳細図(2)		R7・12・
・ 廊下流しの排水トラップは建築工事とし接続は本工事とする。		1級建築士第226208号 山内 英樹		A-1 : 1/50 A-3 : 1/100		DRAWING NO. P 18
図示無き給水口径は下記による。						
最小口径						
大便器・小便器 2～4組						
大便器・小便器 5組						
手洗い流し用水栓						

